



SEZIONE P 1-1'

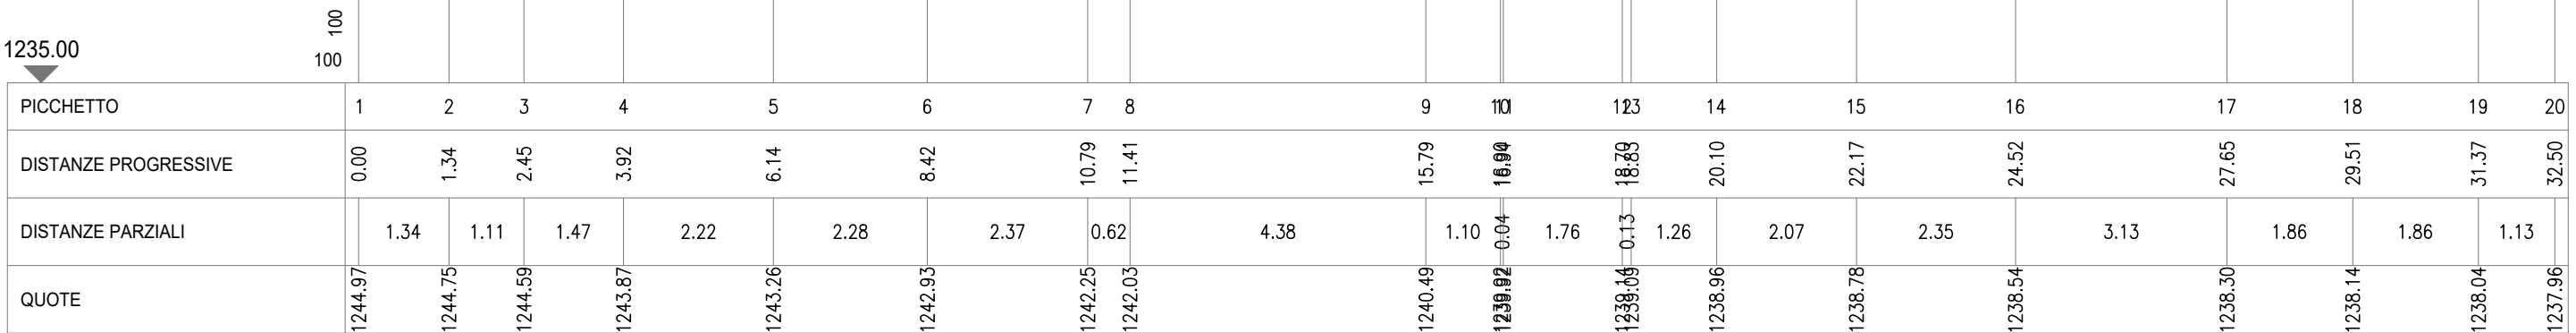


SEZIONE P 2-2'

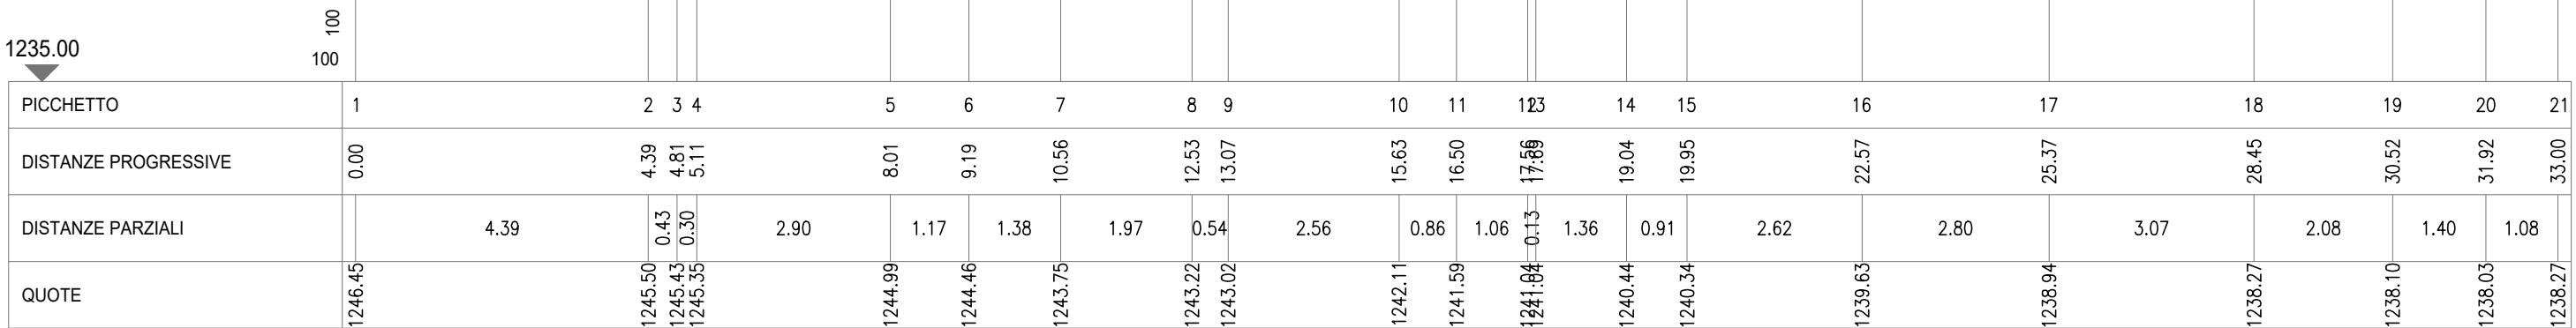


PLANIMETRIA
SCALA 1:100




SEZIONE S 5-5'

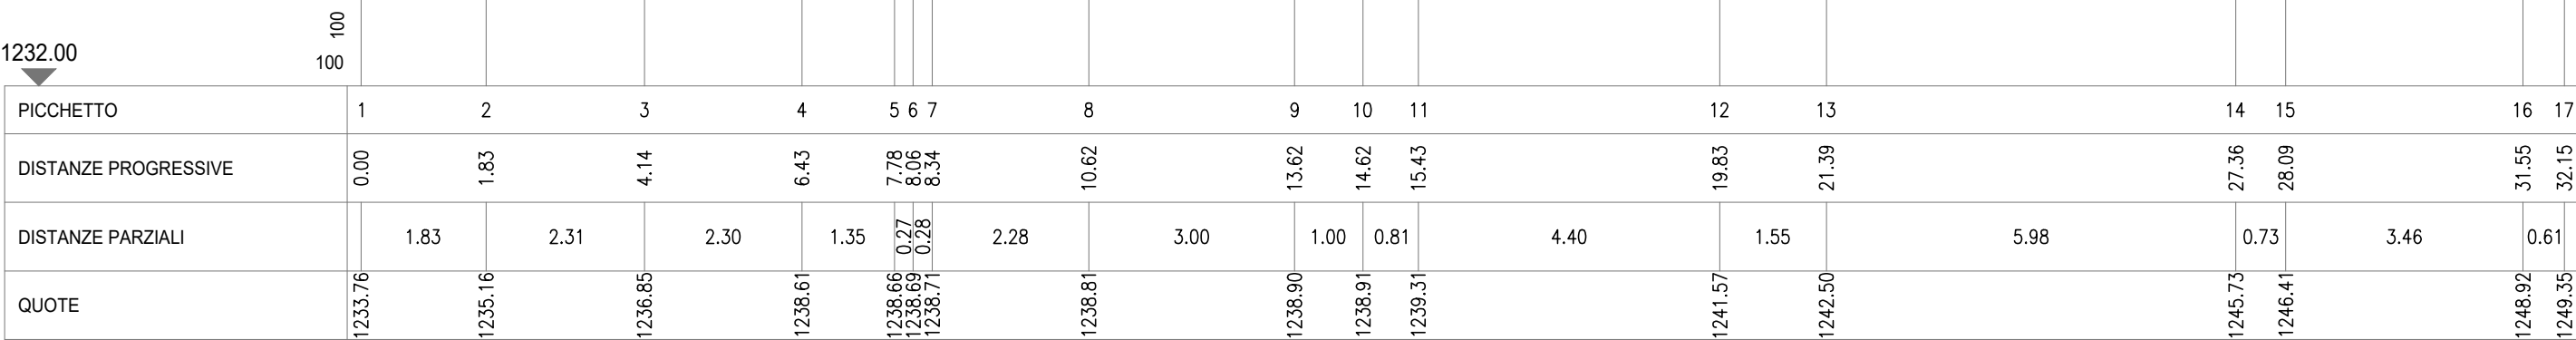


PIANTA
SCALA 1:50

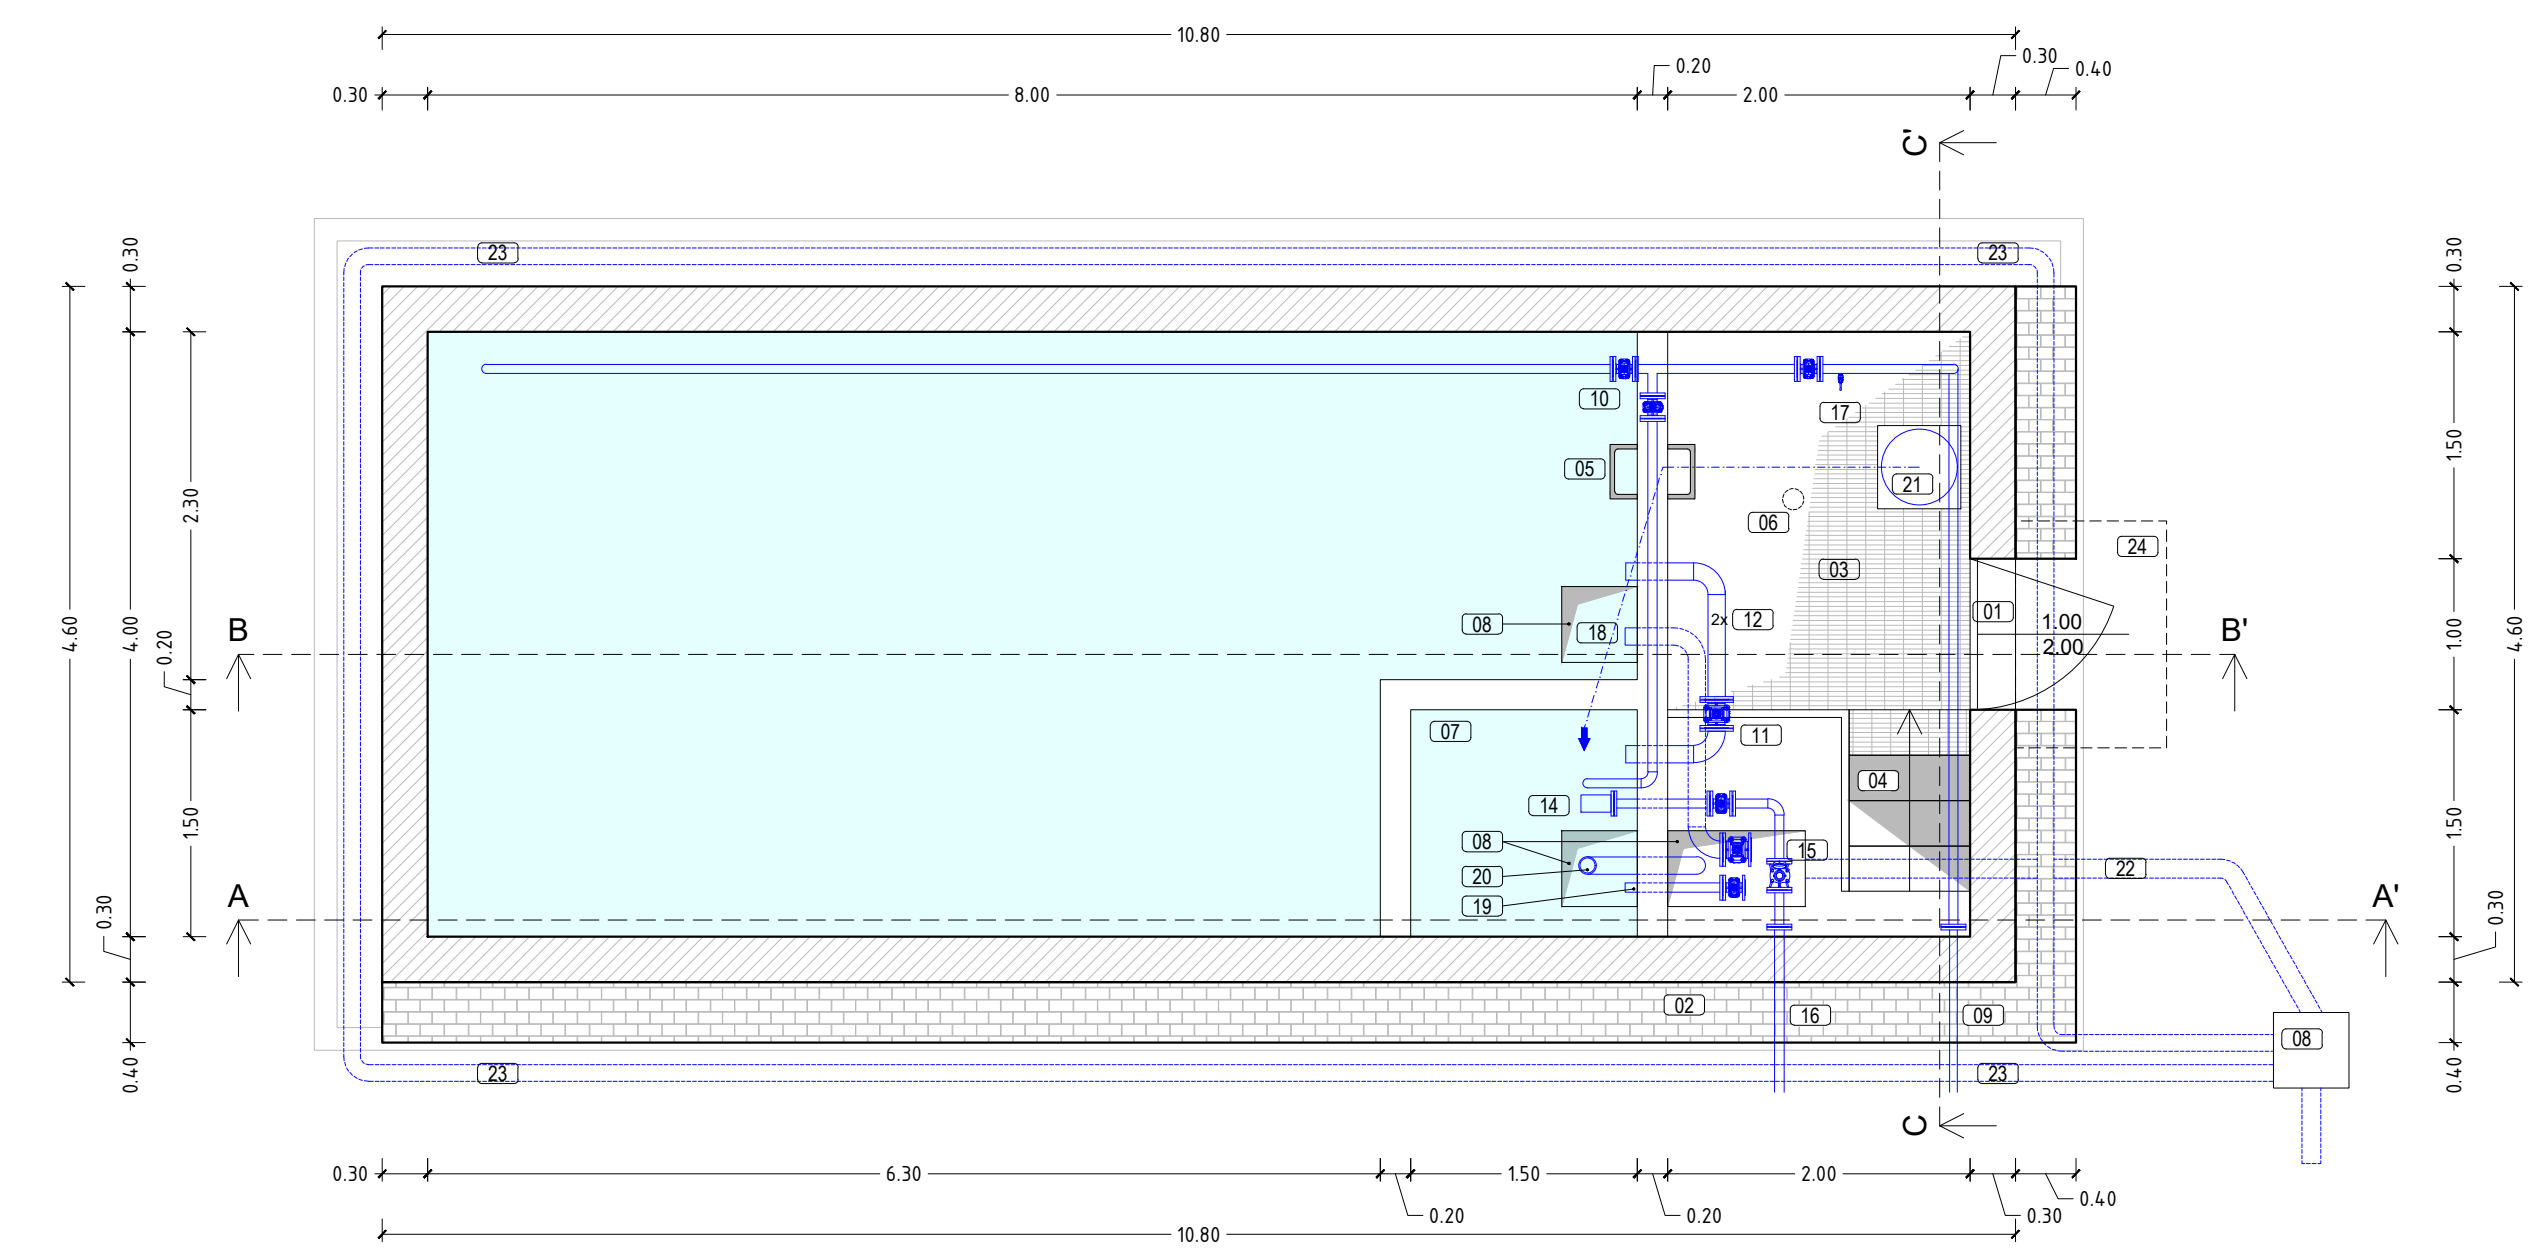


SEZ. A-A'
SCALA 1:50

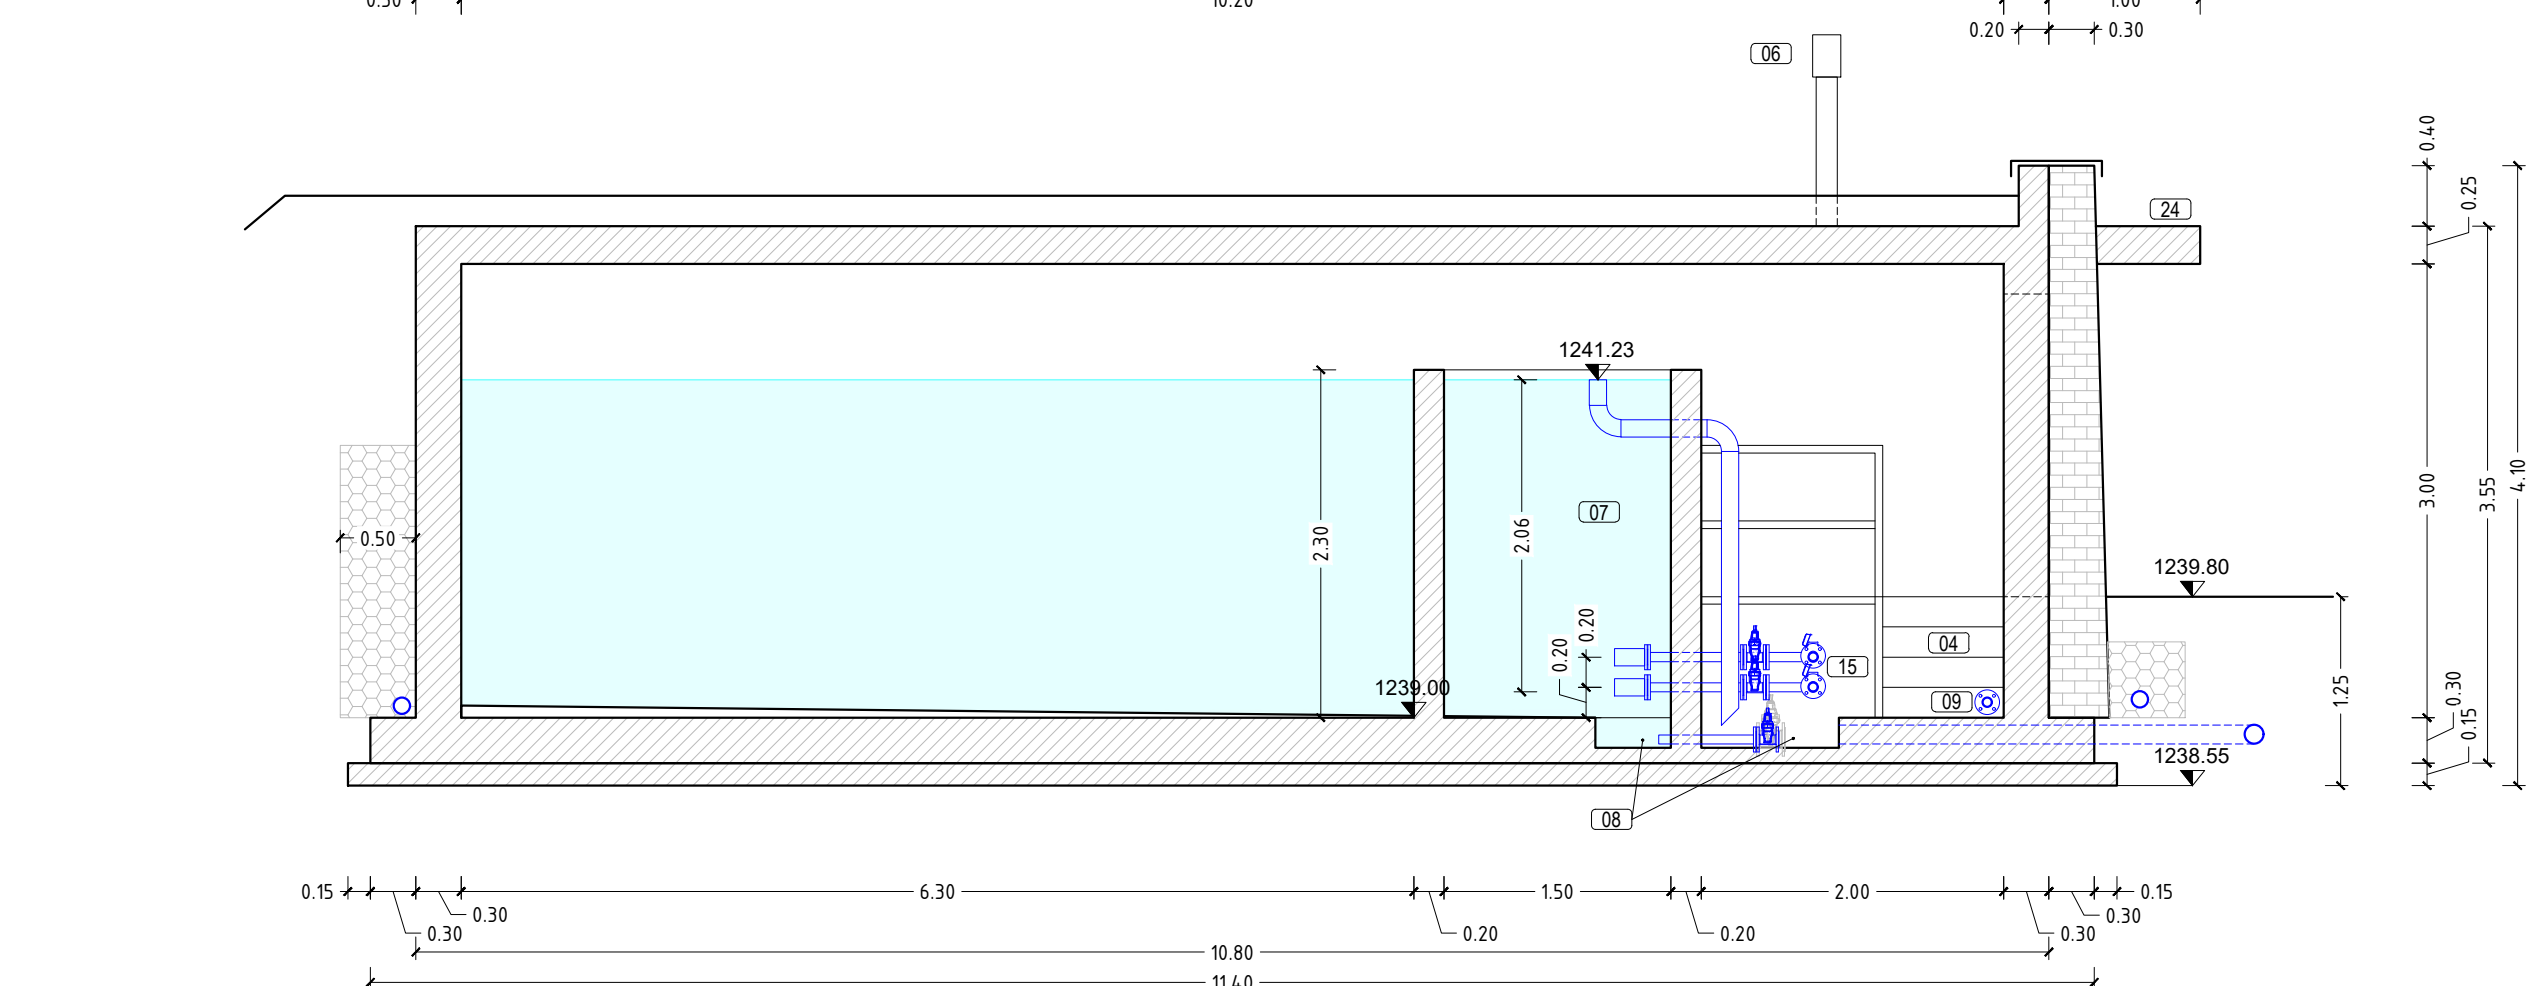

SEZ. C-C'
SCALA 1:50

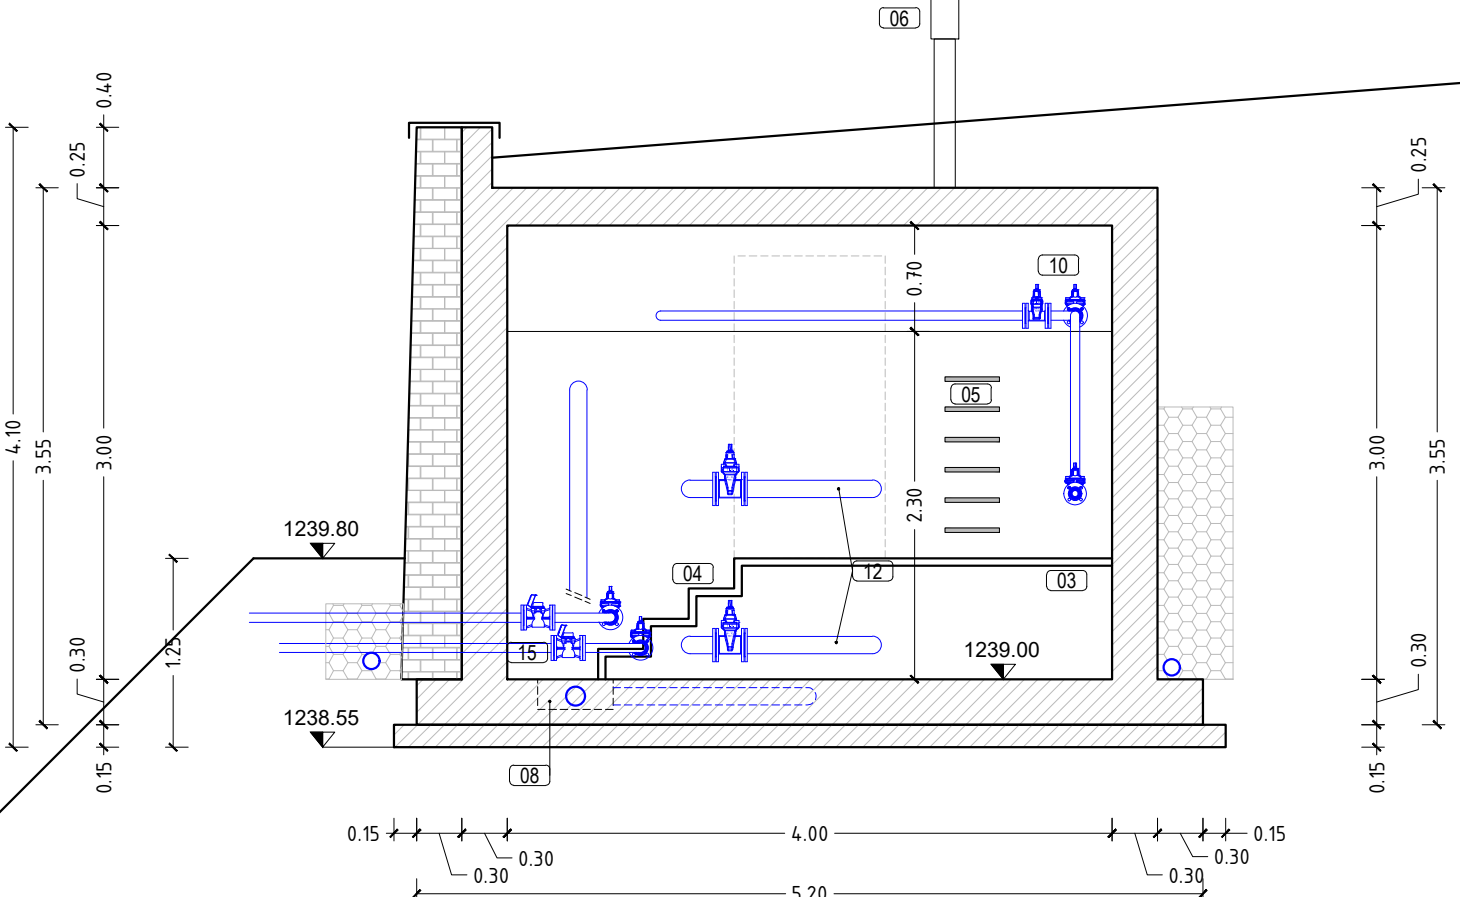

SEZ. B-B'
SCALA 1:50

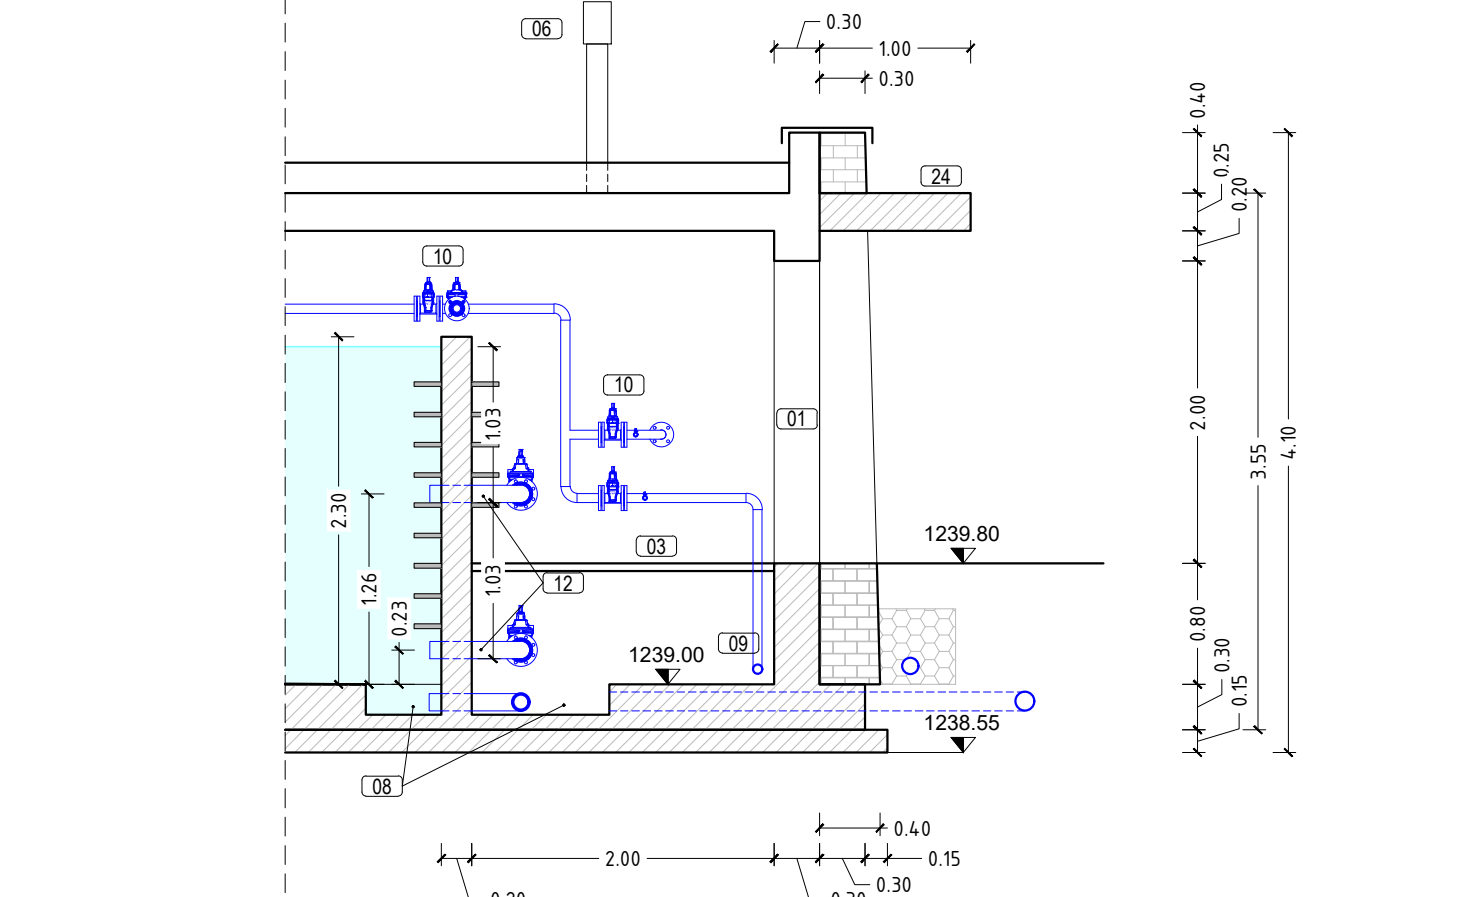

Provincia Autonoma di Trento

Realizzazione di un acquedotto antincendio-potabile a servizio della frazione di Rango nel comune di Borgo Chiese

PROGETTO DI FATTIBILITÀ TECNICA ED ECONOMICA

Committente: Comune di Borgo Chiese

DATA

MARZO 2024

VERSIONE

001

DATA STAMPA

15/03/2024

SCALA

1:100 - 1:50

SERBATOIO
POCC

CONTENUTO
Planimetria, pianta e sezioni

T8.PFTE

PROGETTISTA

Ing. Giorgio Marazzan

Via Madonna, 9

38123 - Trento (TN)

mail: giorgio.marazzan@provincia.tn.it

Studio in via D'Adda le Mura B, 4/3

38122 Trento (TN)

ORDINE DEGLI INGEGNERI
DELLA PROVINCIA DI TRENTO
GIORGIO MARAZZAN
Ingegnere civile e ambientale
iscritto al N. 3287 d'Atto - Sezione A degli Ingegneri