

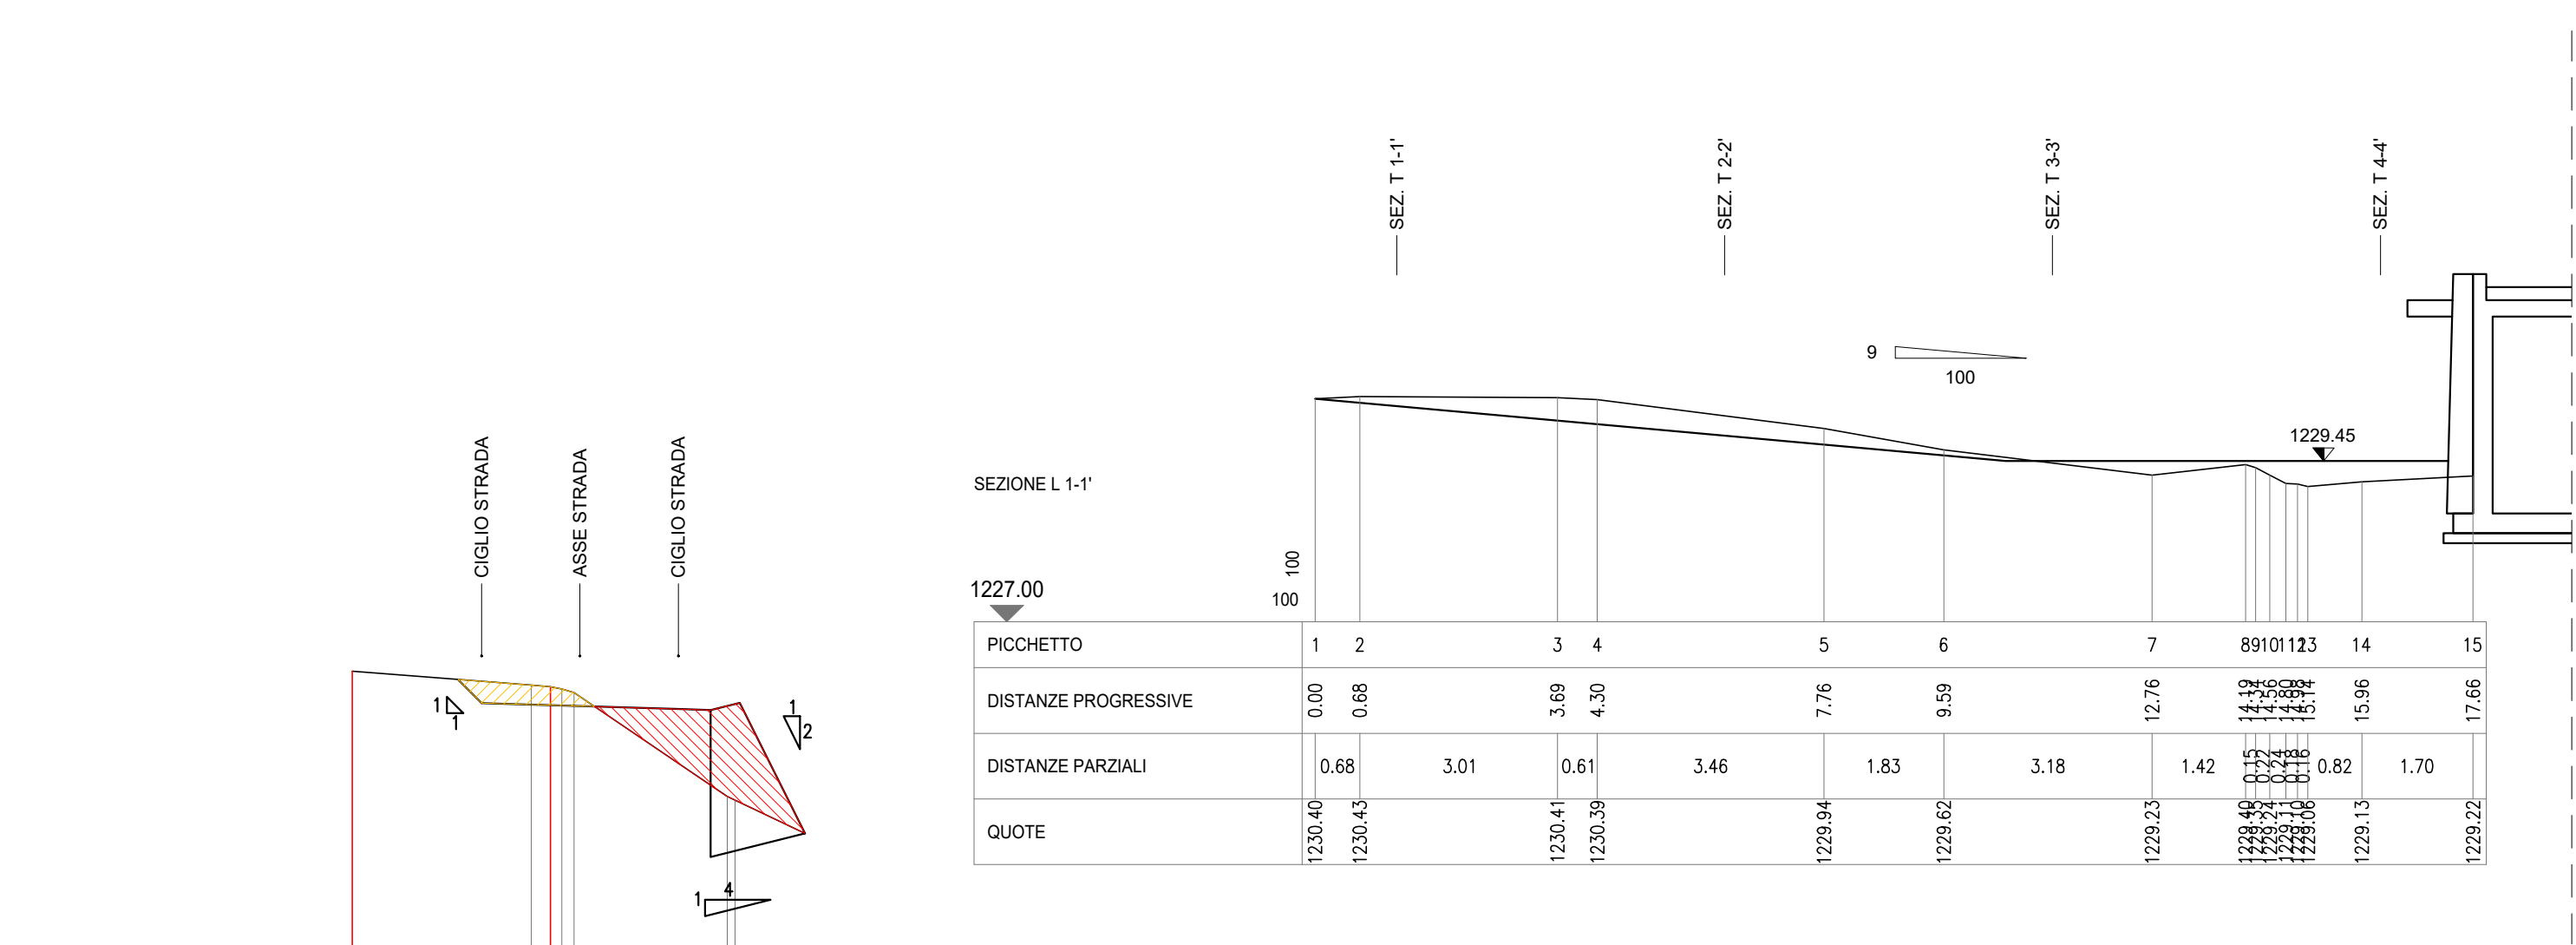
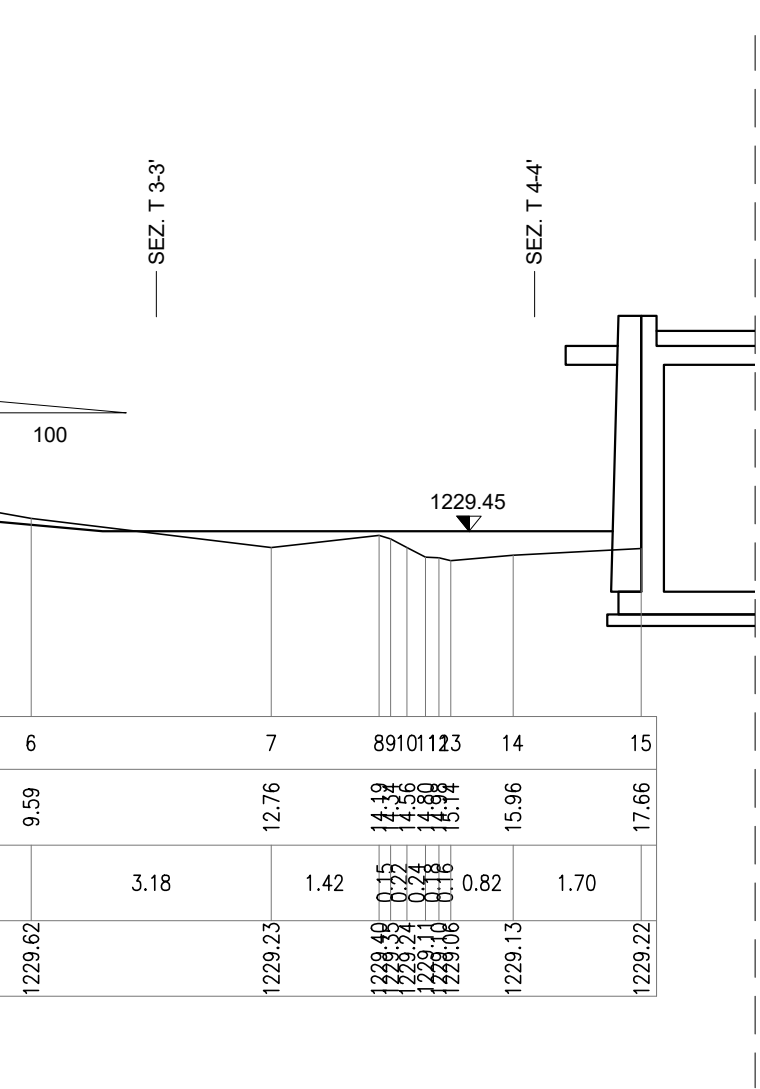


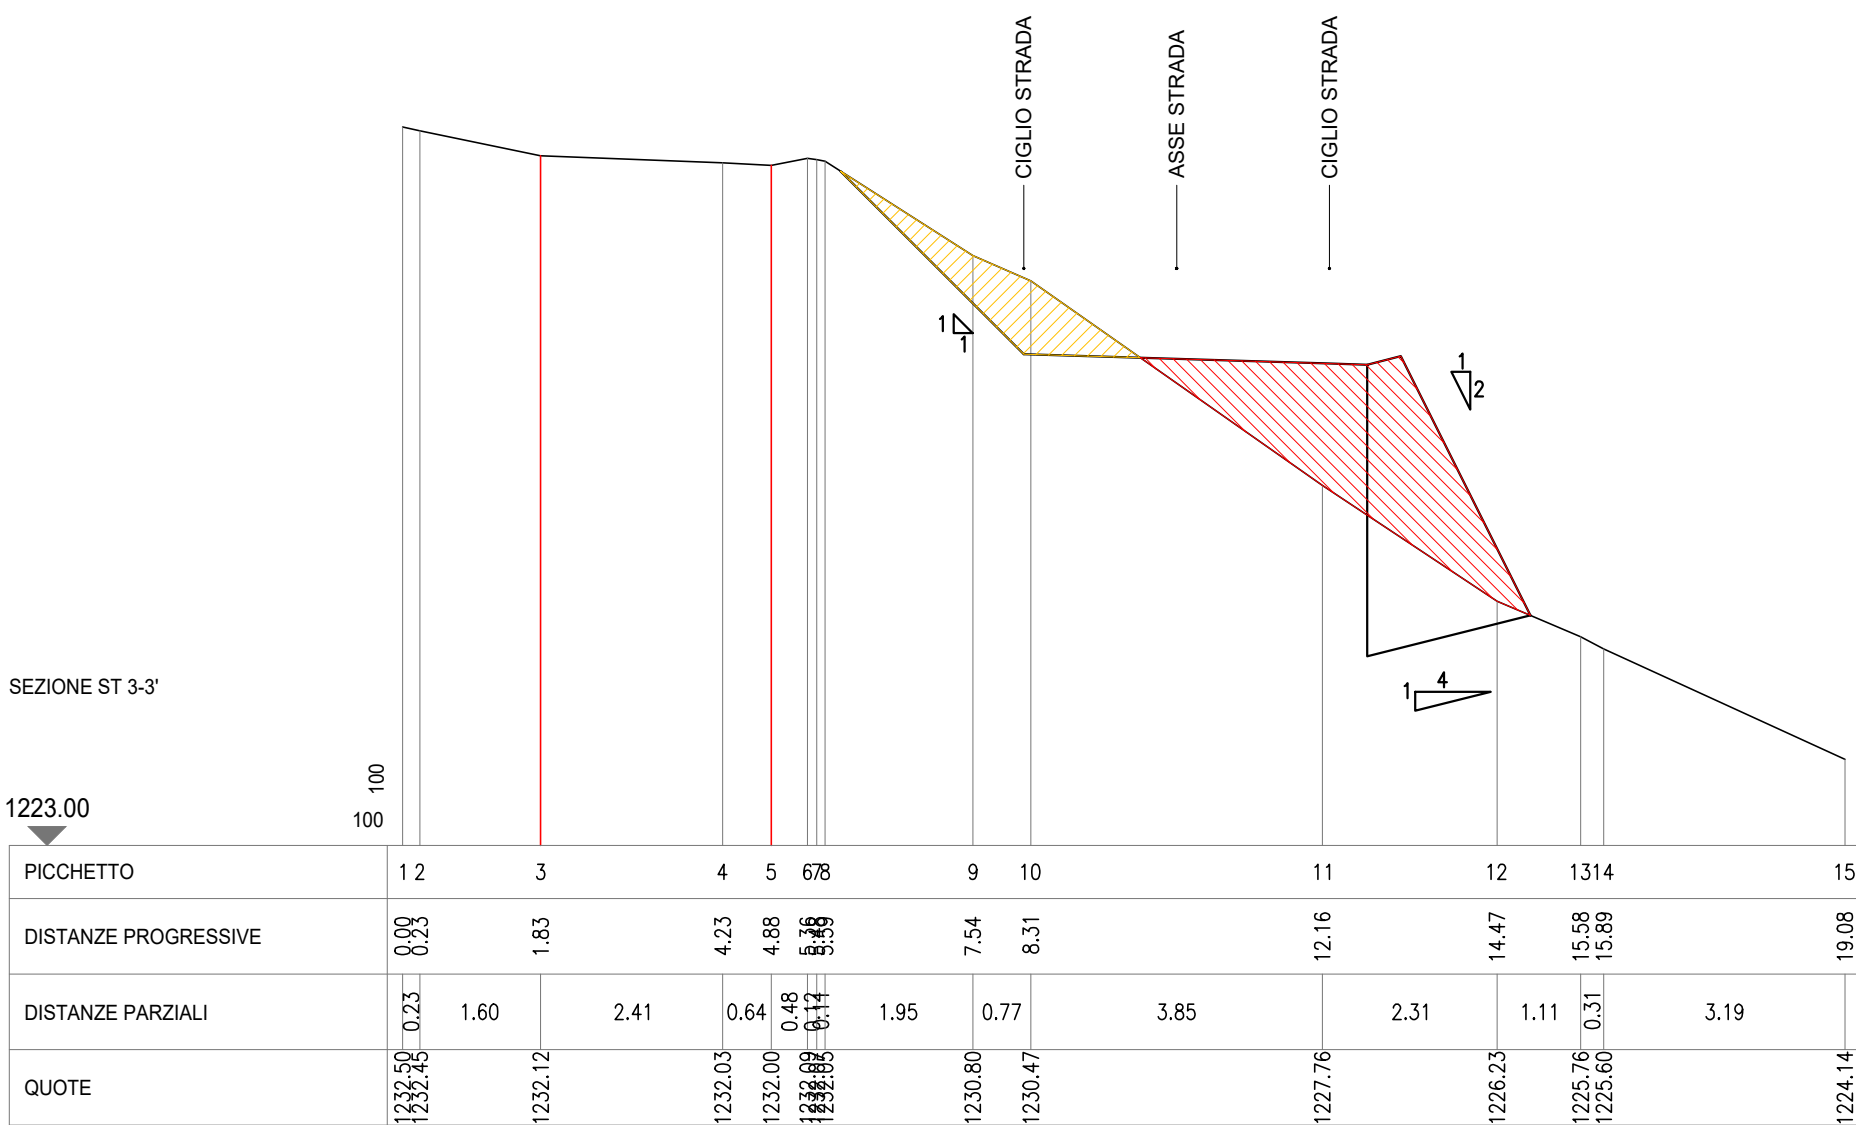


SEZIONE ST 1-1'

1223.00

PICCHETTO	1	2	3	4	5	6	7
DISTANZE PROGRESSIVE	0.00	2.73	2.73	2.73	2.73	2.73	5.24
DISTANZE PARZIALI		2.73	0.29	0.29	0.29	0.29	2.34
QUOTE	1230.62	1230.61	1230.61	1230.61	1230.61	1230.61	1228.64

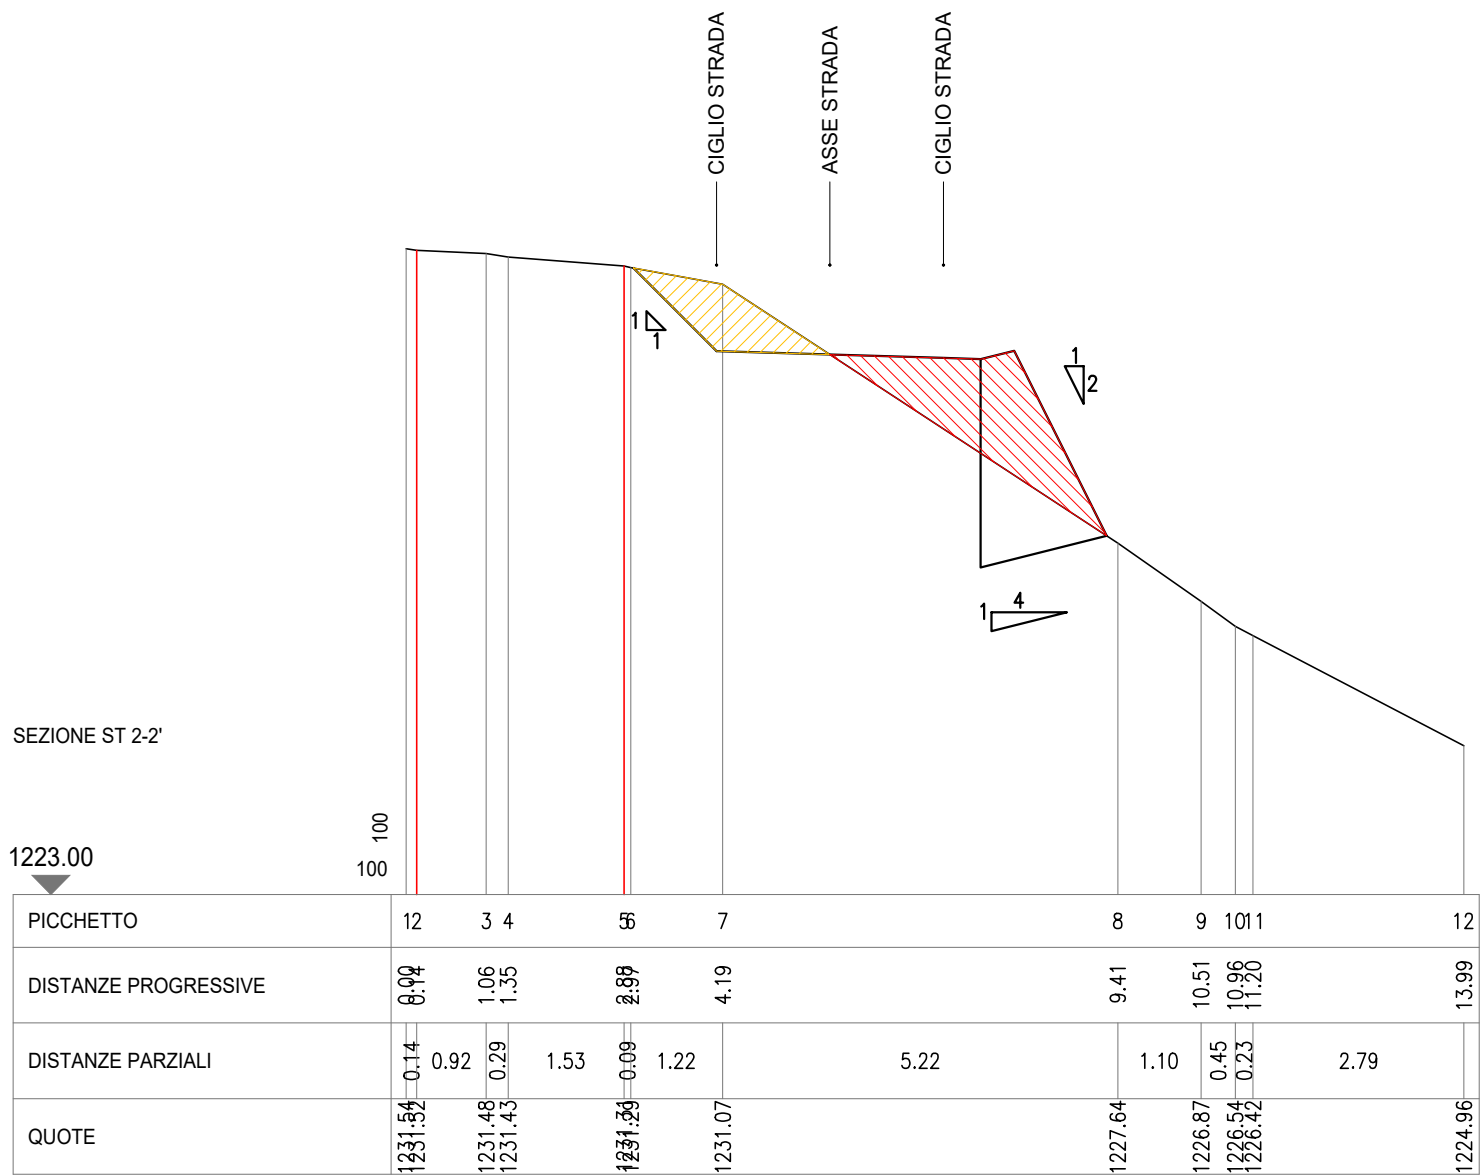

PLANIMETRIA
SCALA 1:100

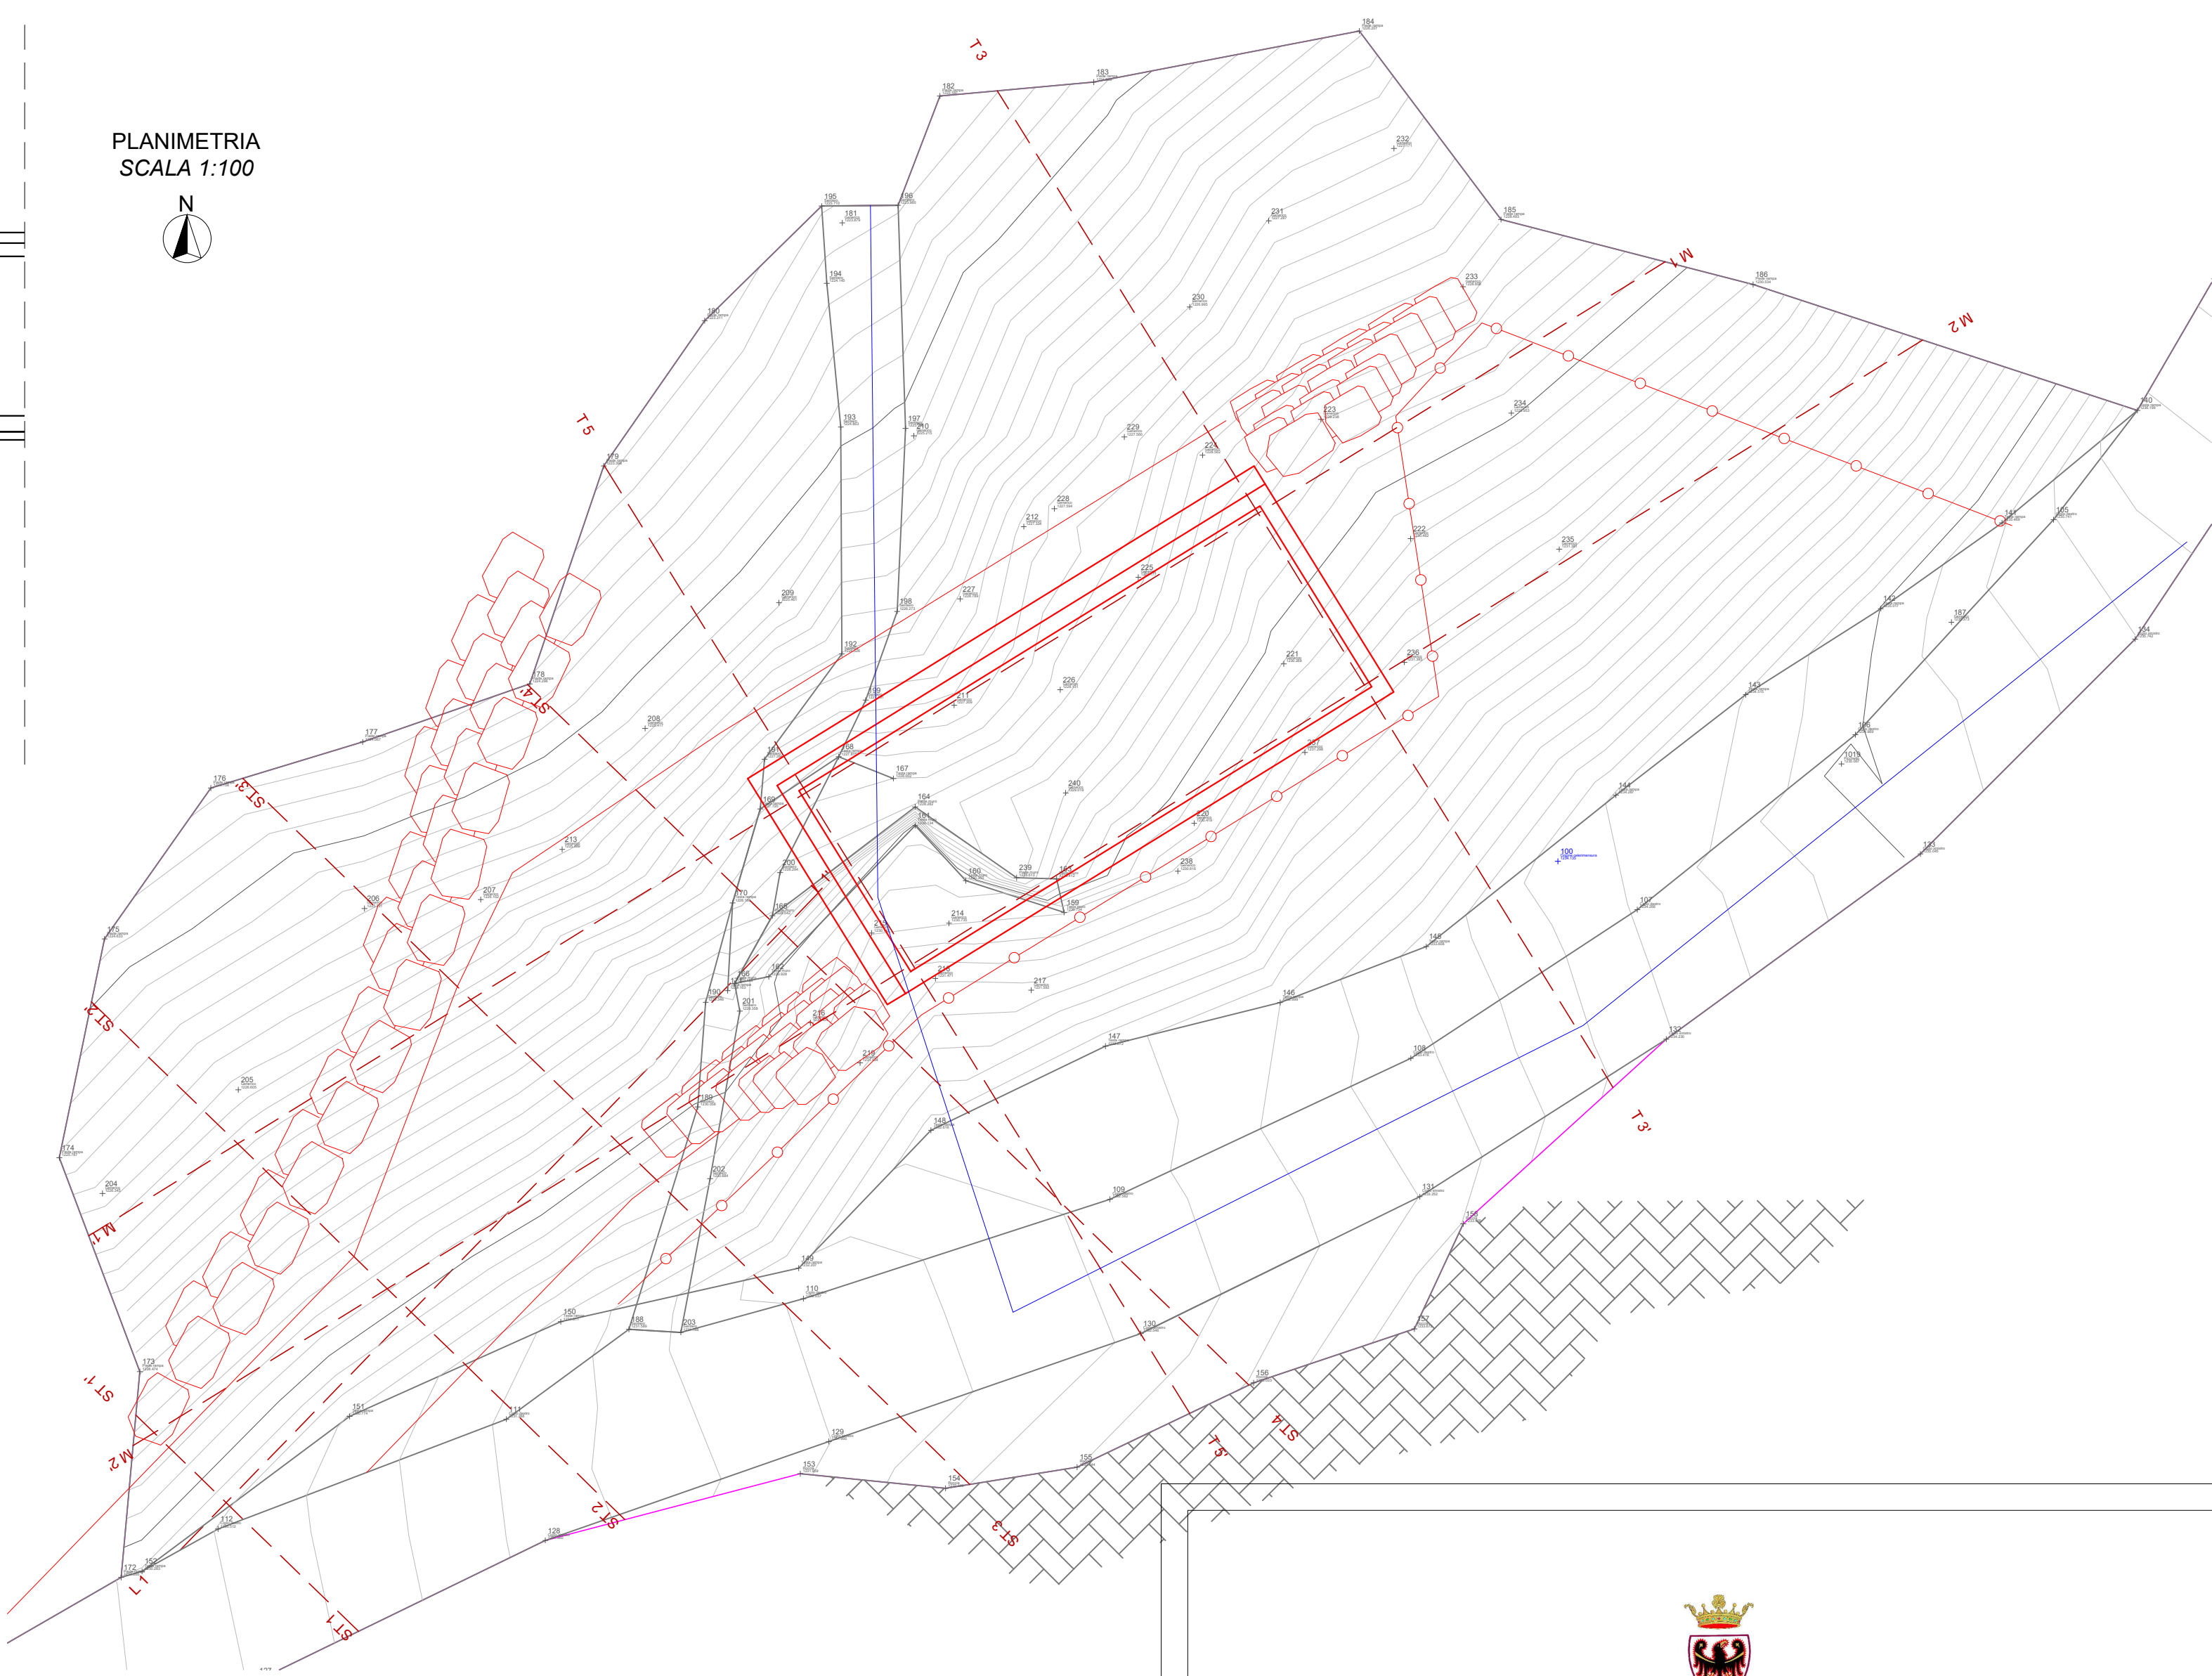

Provincia Autonoma di Trento

Realizzazione di un acquedotto antincendio-potabile a servizio della frazione di Rango nel comune di Borgo Chiese

PROGETTO DI FATTIBILITÀ TECNICA ED ECONOMICA

Committente: **Comune di Borgo Chiese**

DATA MARZO 2024	TITOLO SERBATOIO OSSERA	ELABORATO T6.PFTE
VERSIONE 001		
DATA STAMPA 15/03/2024	CONTENUTO Pista di accesso	
SCALA 1:100		

PROGETTISTA

Ing. Giorgio Marcazzan
Via Madonna, 9
38123 - Trento (TN)
mail: giorgio@wacastudio.it
Studio in Via Dietro le Mura B, 4/3
38122 Trento (TN)

ORDINE DEGLI INGEGNERI
DELLA PROVINCIA DI TRENTO
GIORGIO MARCAZZAN
Ingegnere civile e ambientale
Iscritto al N. 3287 d'Albo - Sezione A degli Ingegneri