

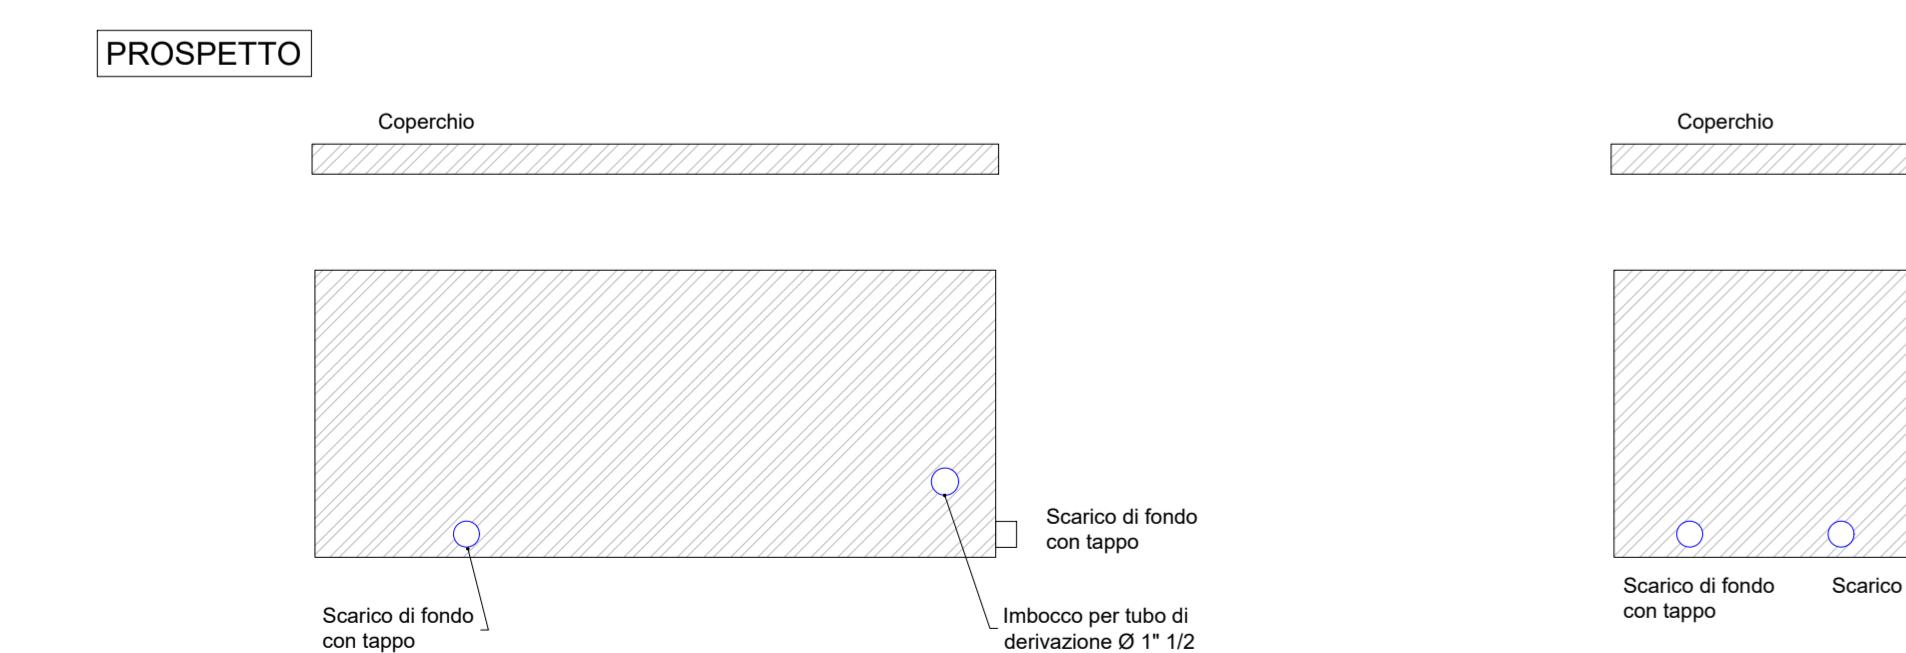
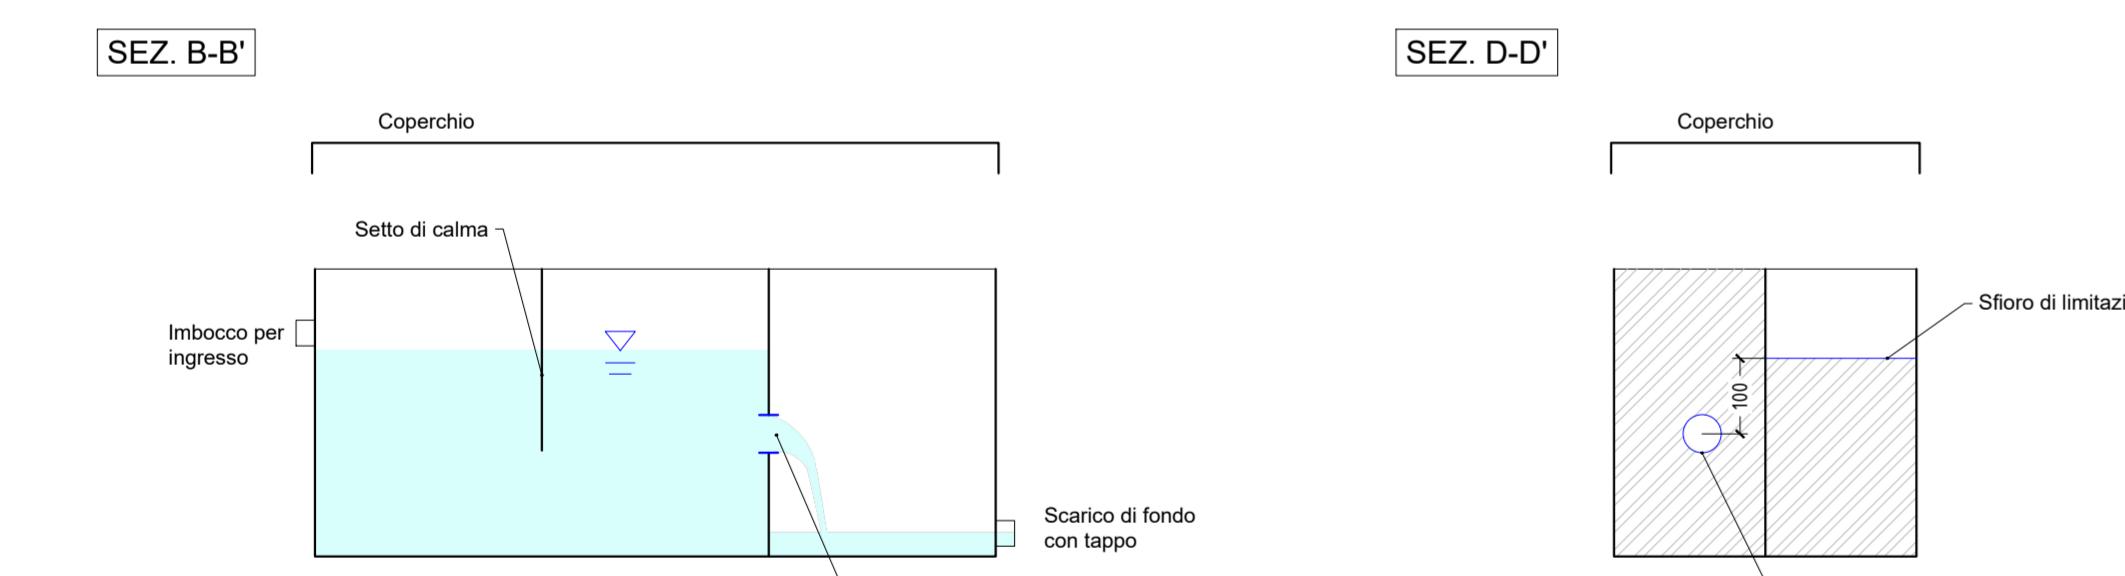
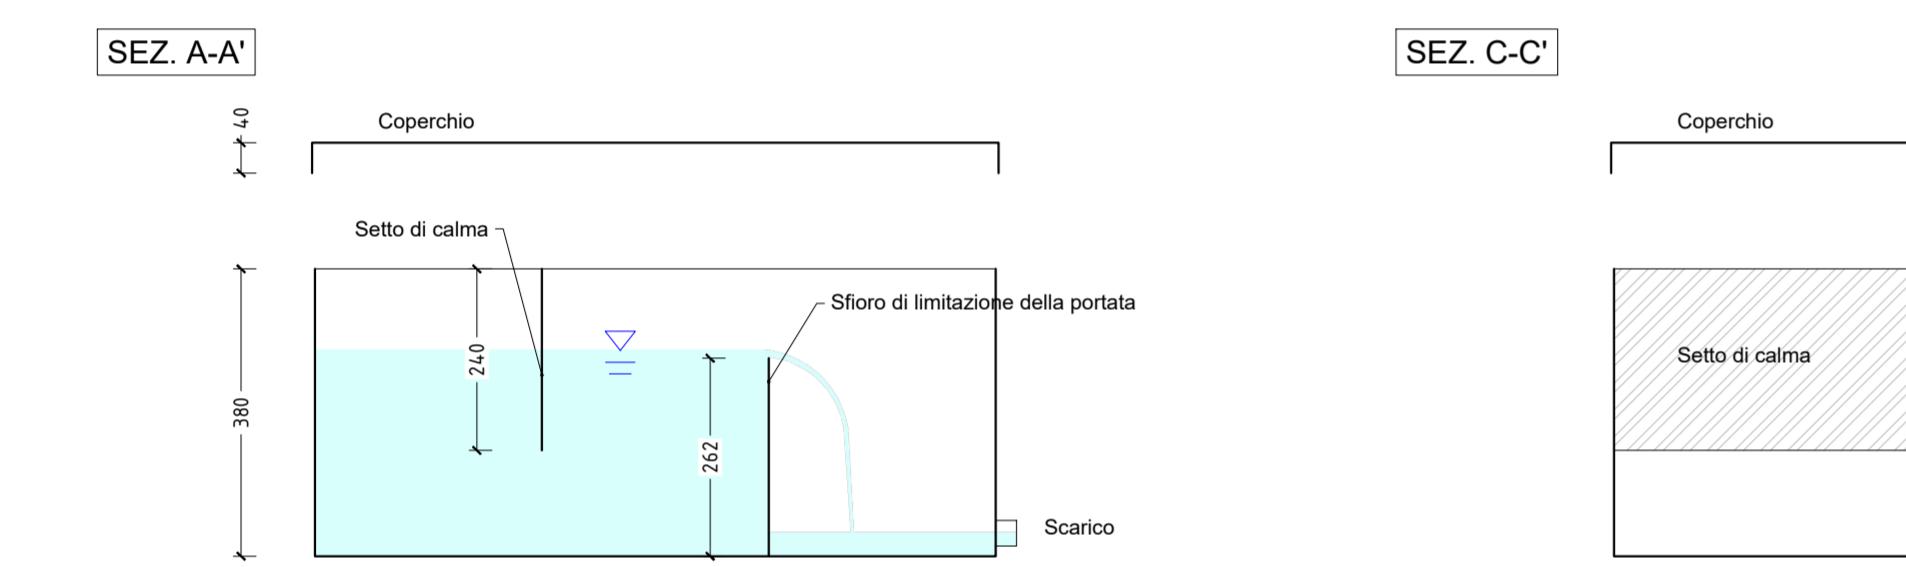
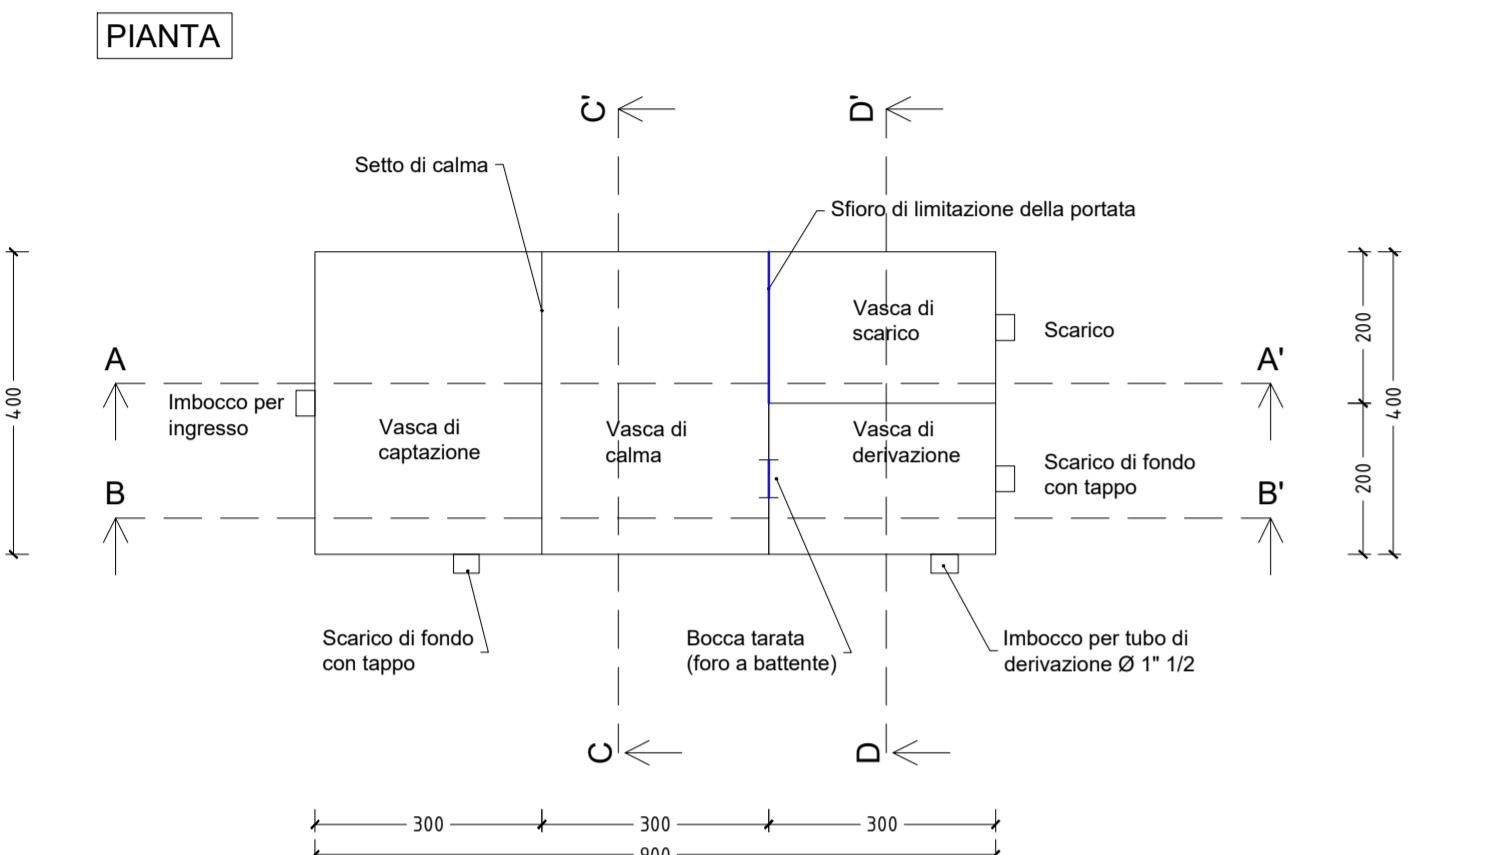


VASCA DI DERIVAZIONE CON LIMITAZIONE DELLA PORTATA  
SCALA 1:10

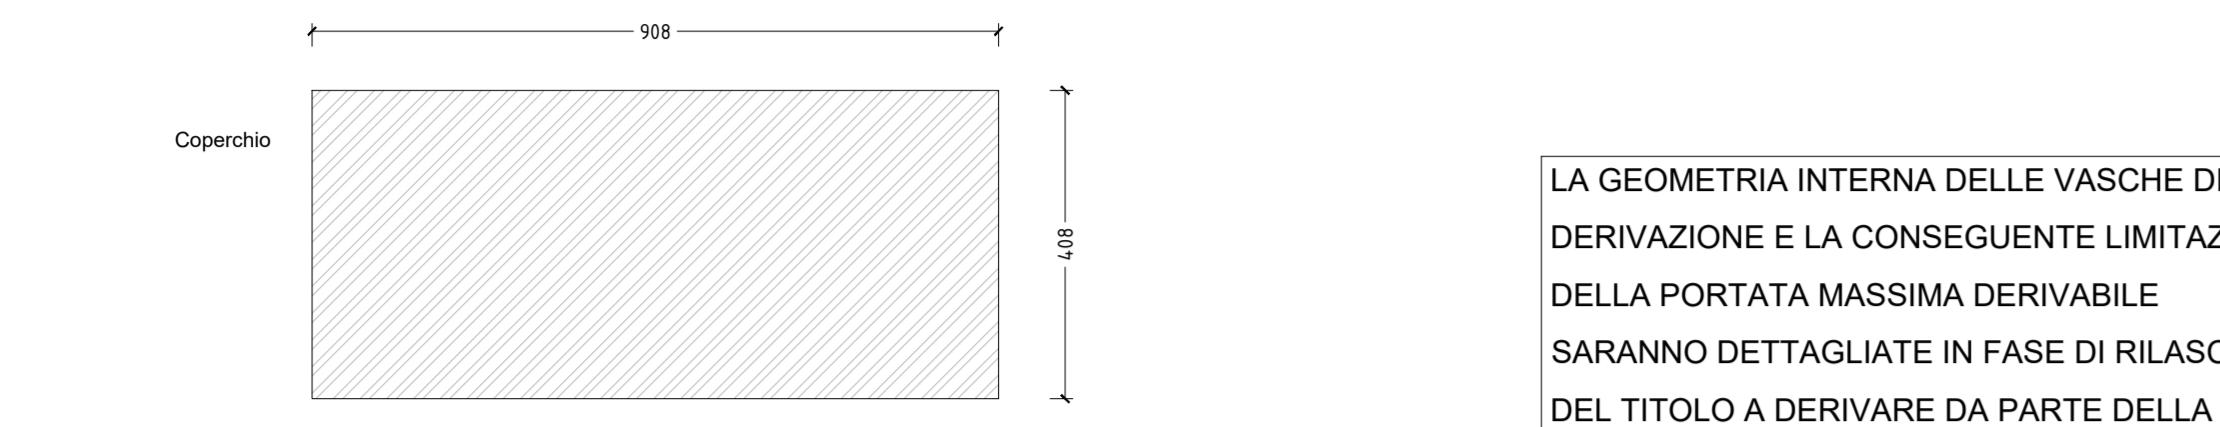

SISTEMA DI PROTEZIONE DELL'AREA DI TUTELA ASSOLUTA DELLA SORGENTE  
TRAMITE CONFINAMENTO PER MEZZO DI RECINZIONE, DEVIAZIONE DELLE  
ACQUE SUPERFICIALI ED IMPERMEABILIZZAZIONE DEL FONDO

AREA DI TUTELA ASSOLUTA  
SCALA 1:20

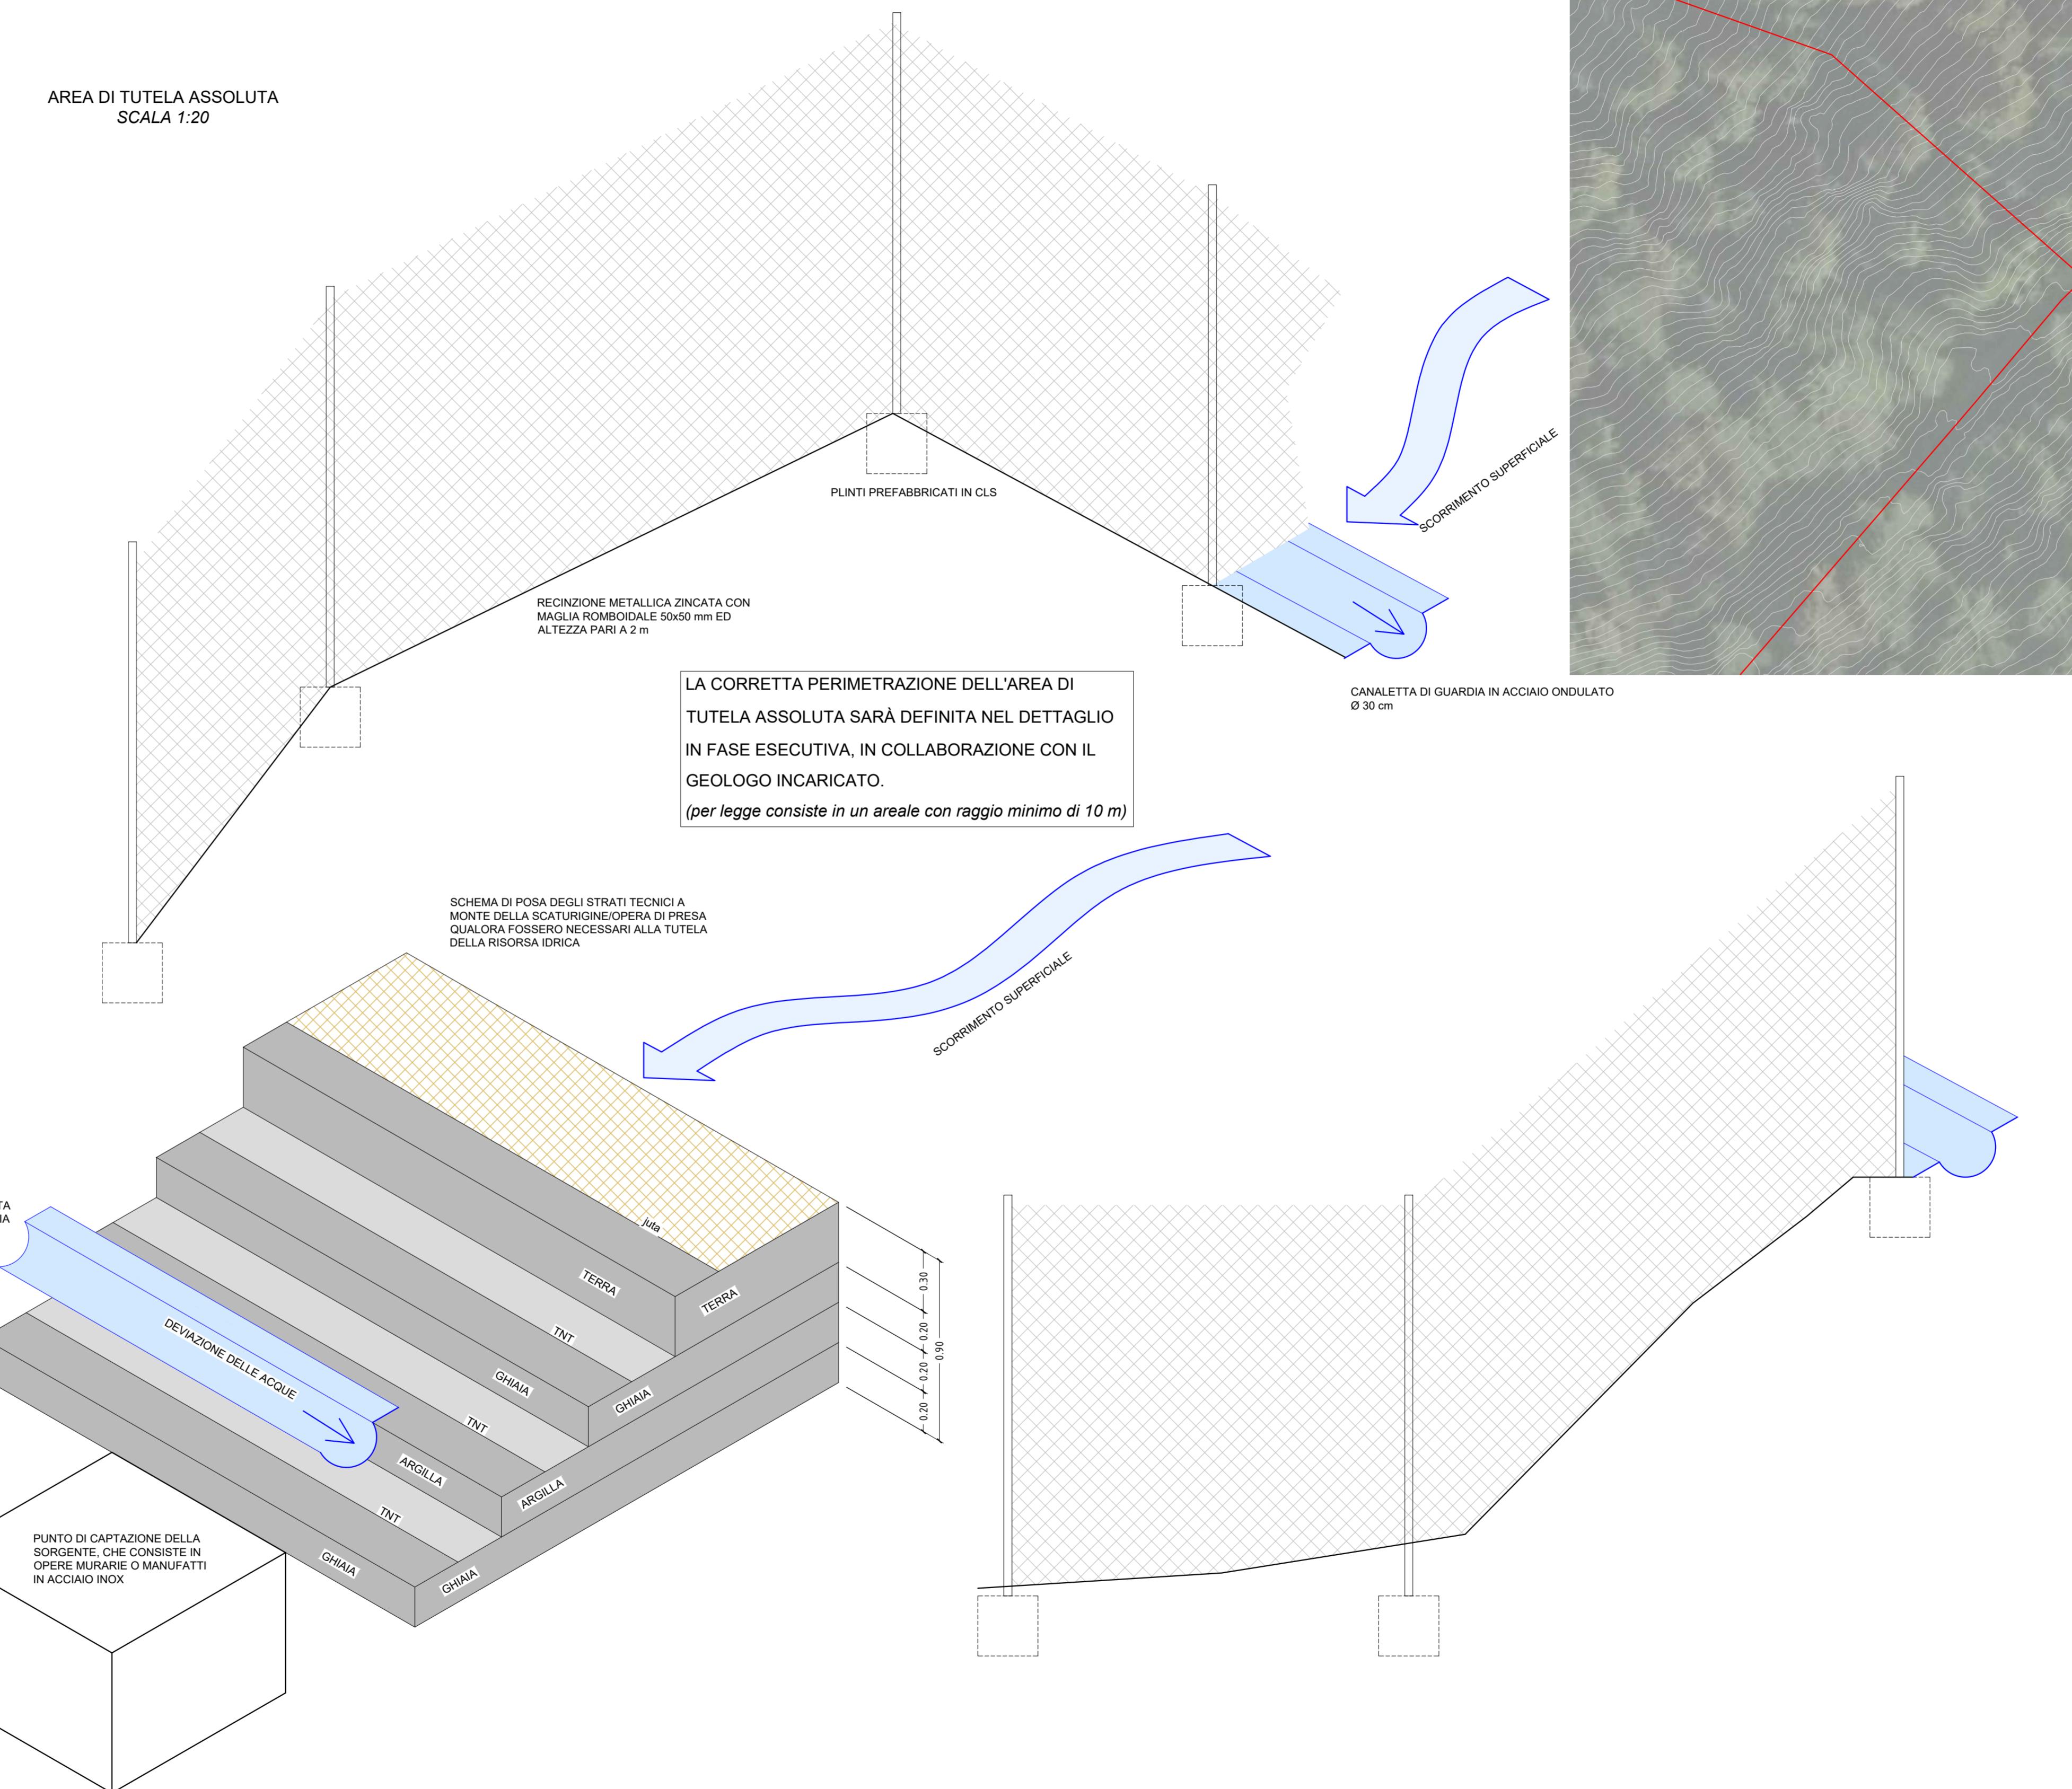

COROGRAFIA  
SCALA 1:5.000  
N



Provincia Autonoma di Trento

Realizzazione di un acquedotto antincendio-potabile a servizio della frazione di Rango nel comune di Borgo Chiese

PROGETTO DI FATTIBILITÀ TECNICA ED ECONOMICA

Committente: Comune di Borgo Chiese

DATA	TITOLO	OPERE DI CAPTAZIONE	ELABORATO
MARZO 2024			
VERSIONE	001		
DATA STAMPA	15/03/2024	CONTENUTO	
SCALA	1:5.000 - 1:500 - 1:20 - 1:10	Planimetria e particolari costruttivi	T10.PFTE