


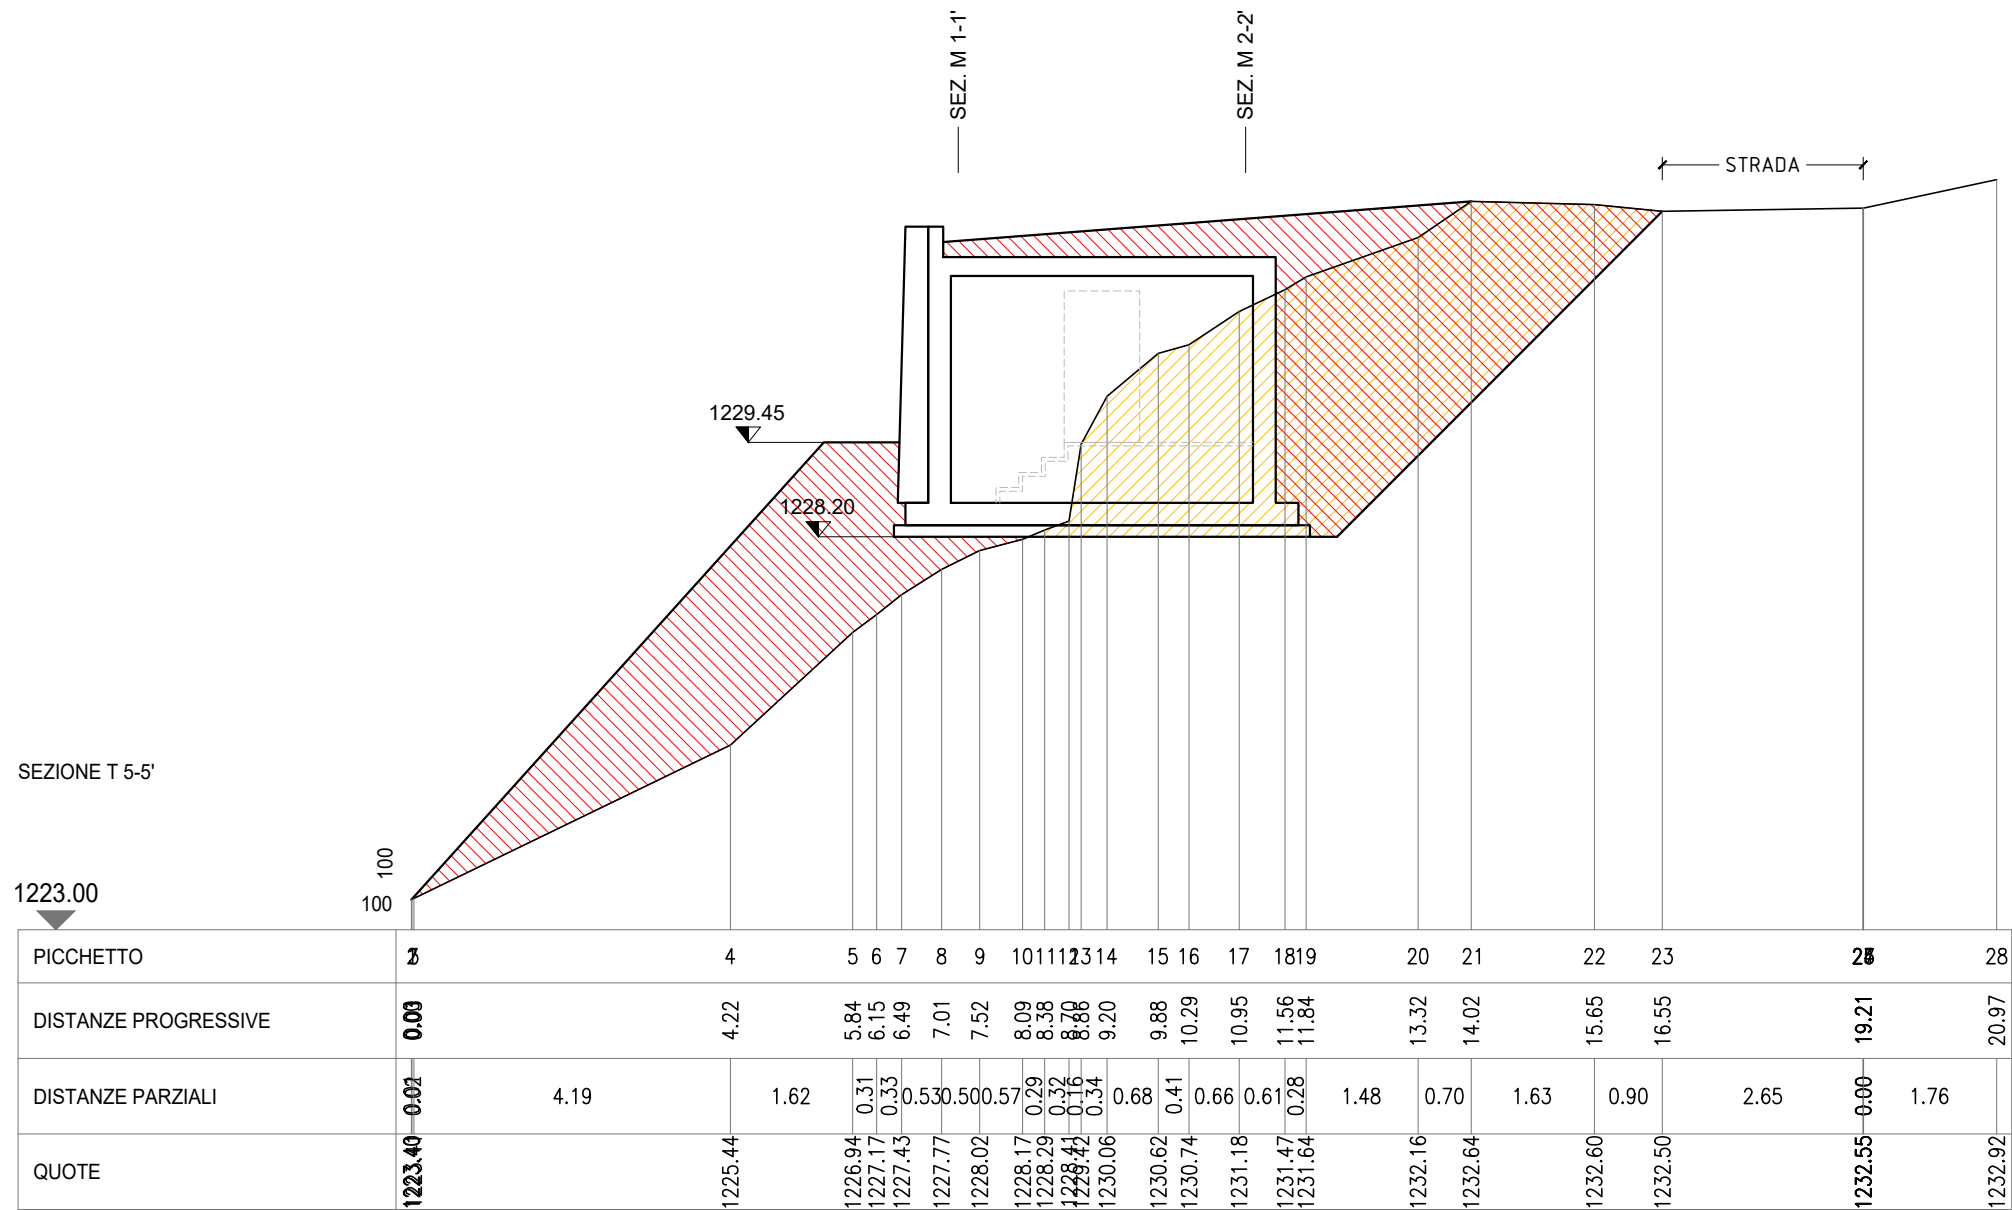
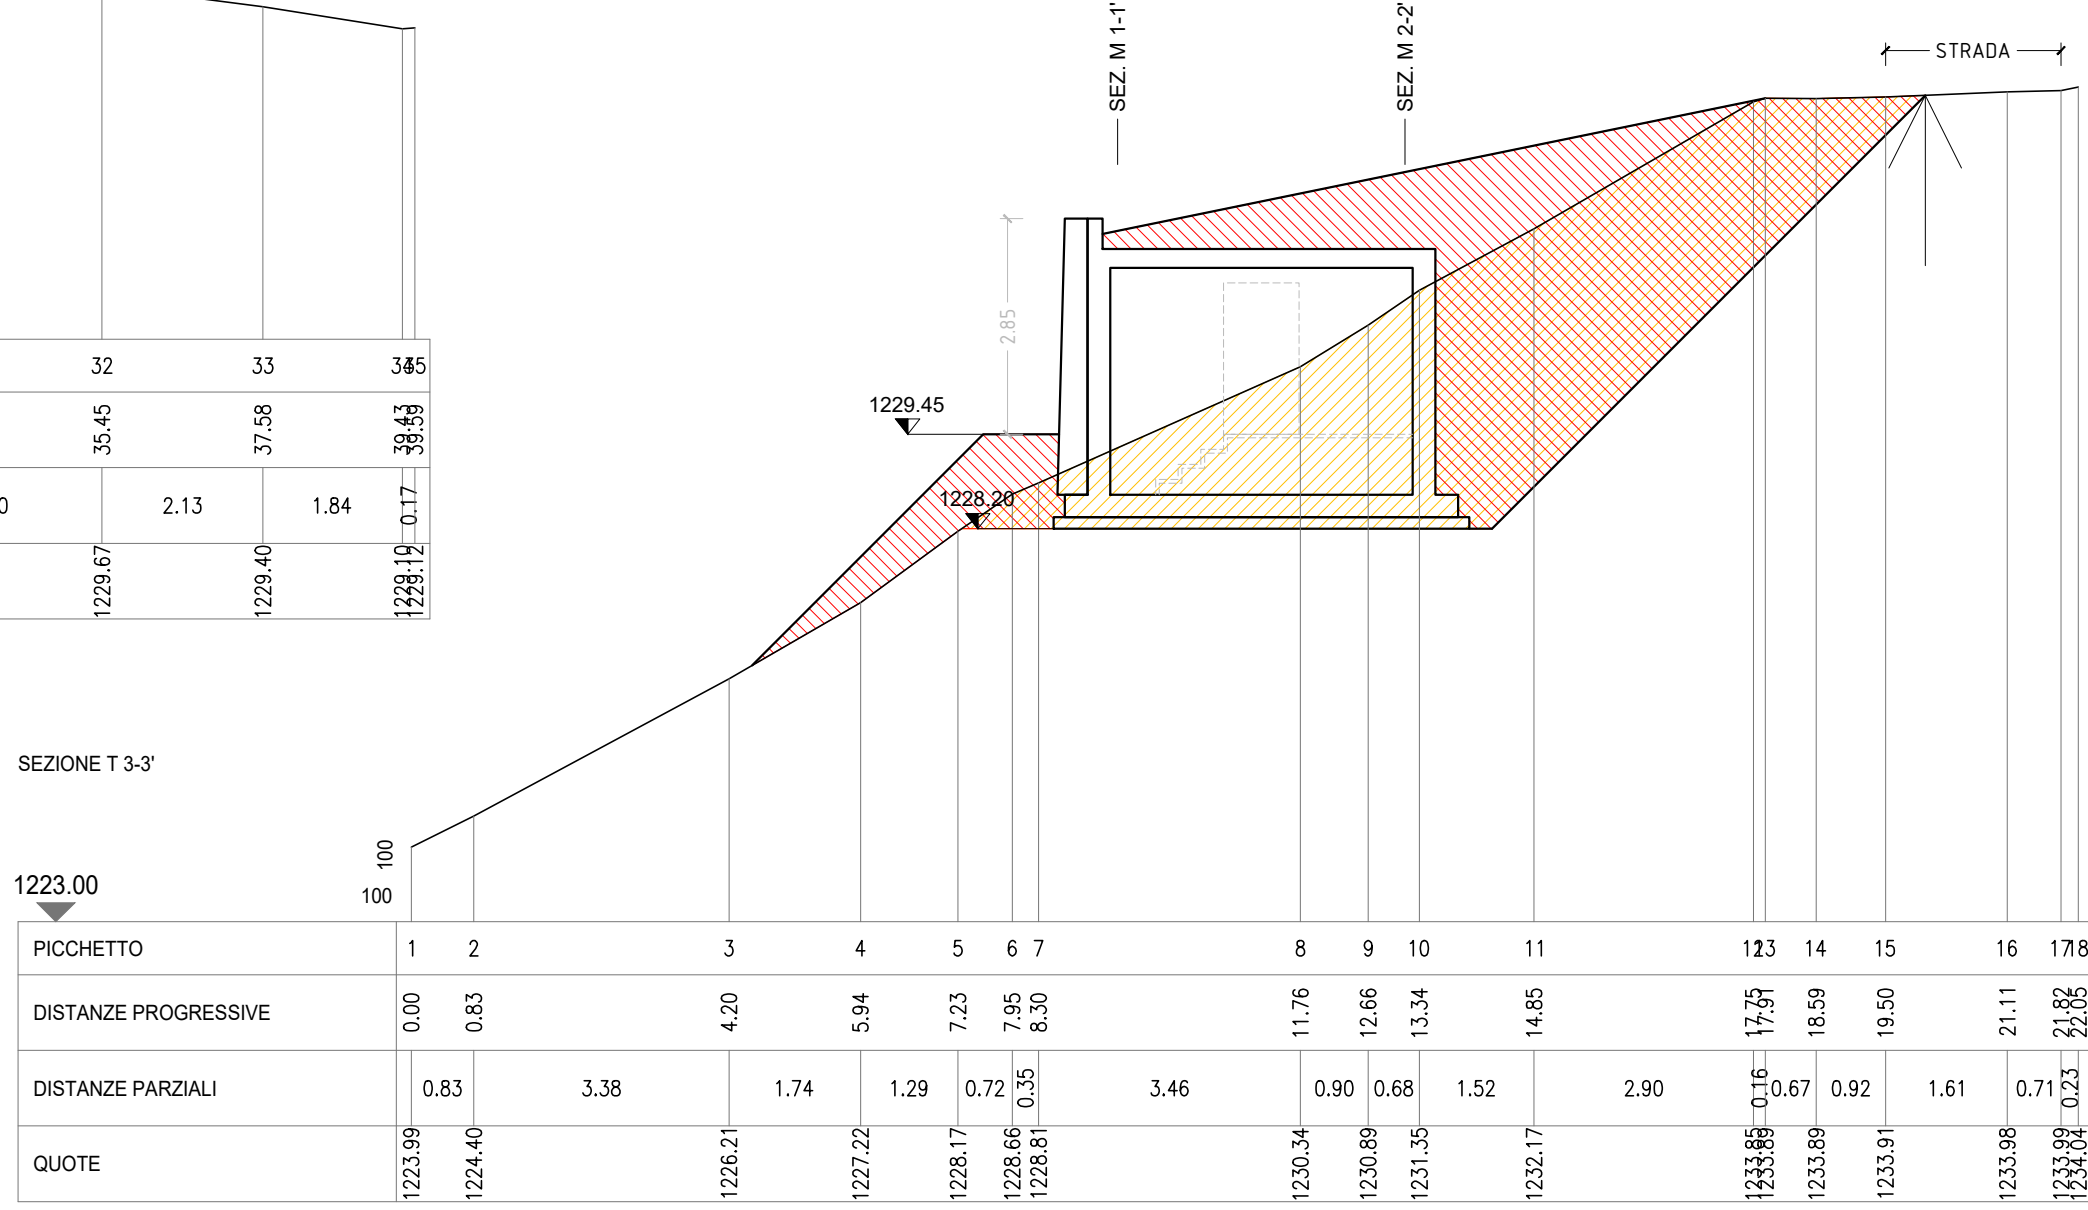
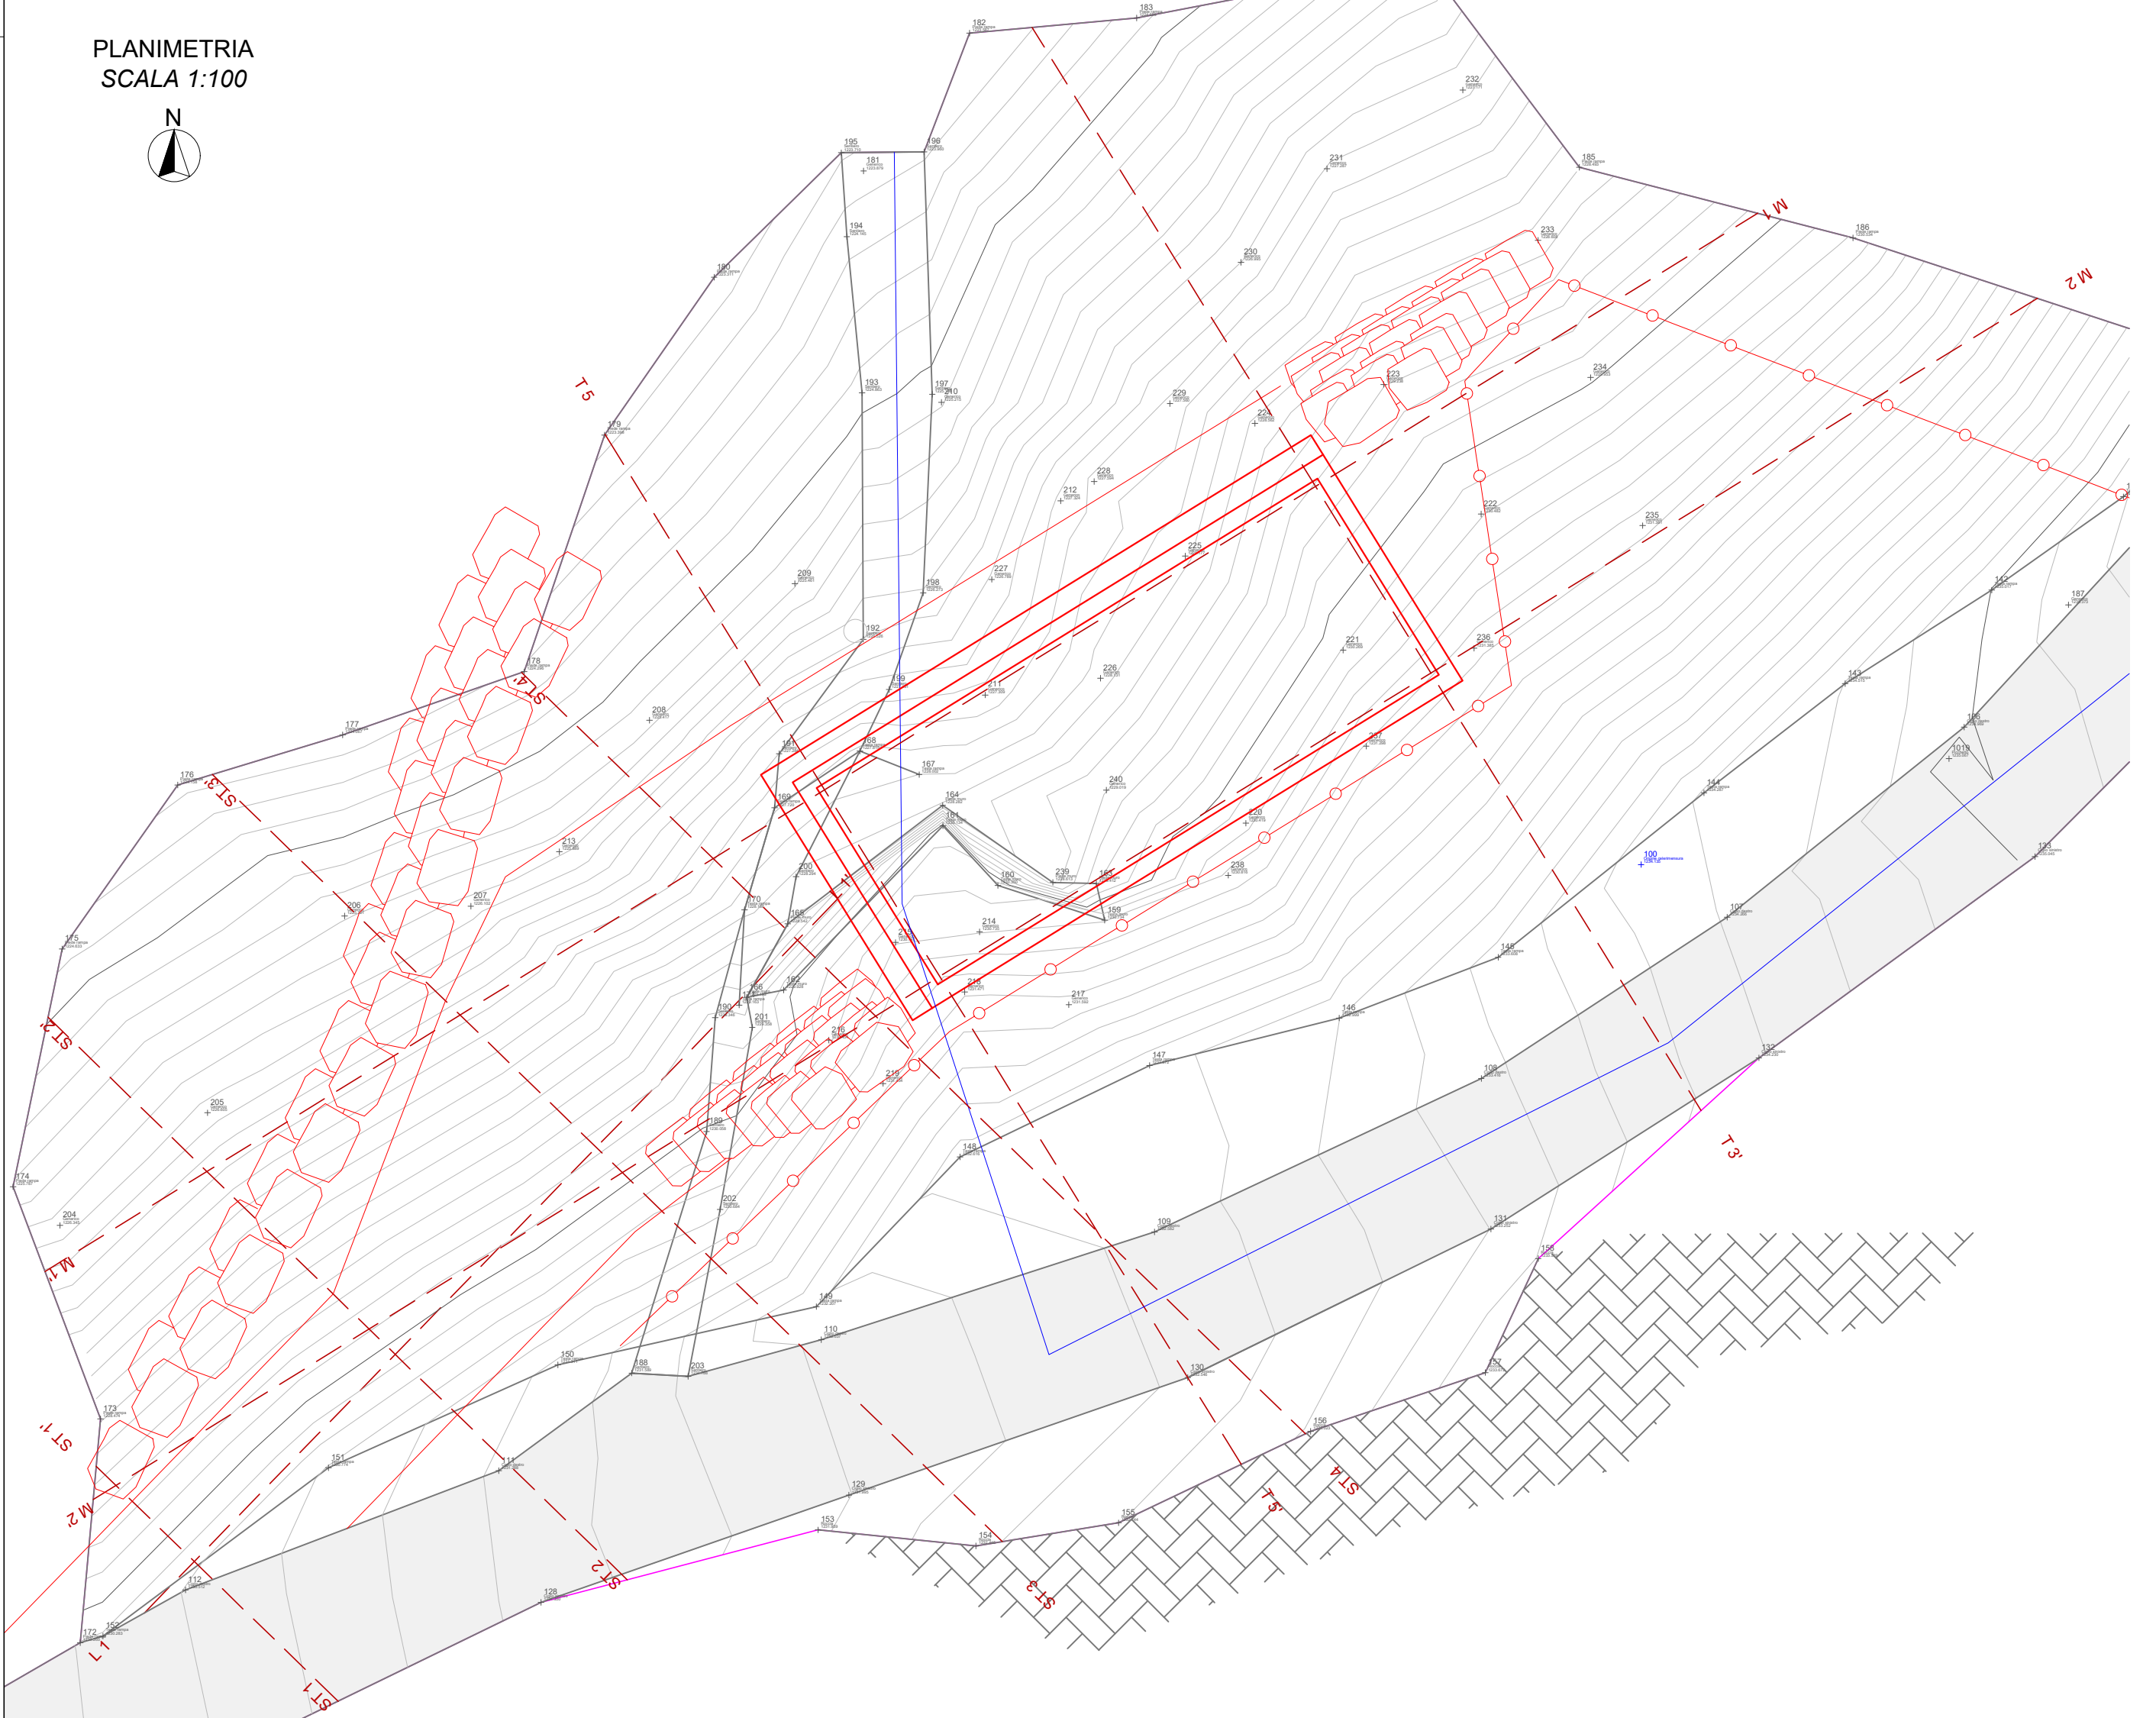
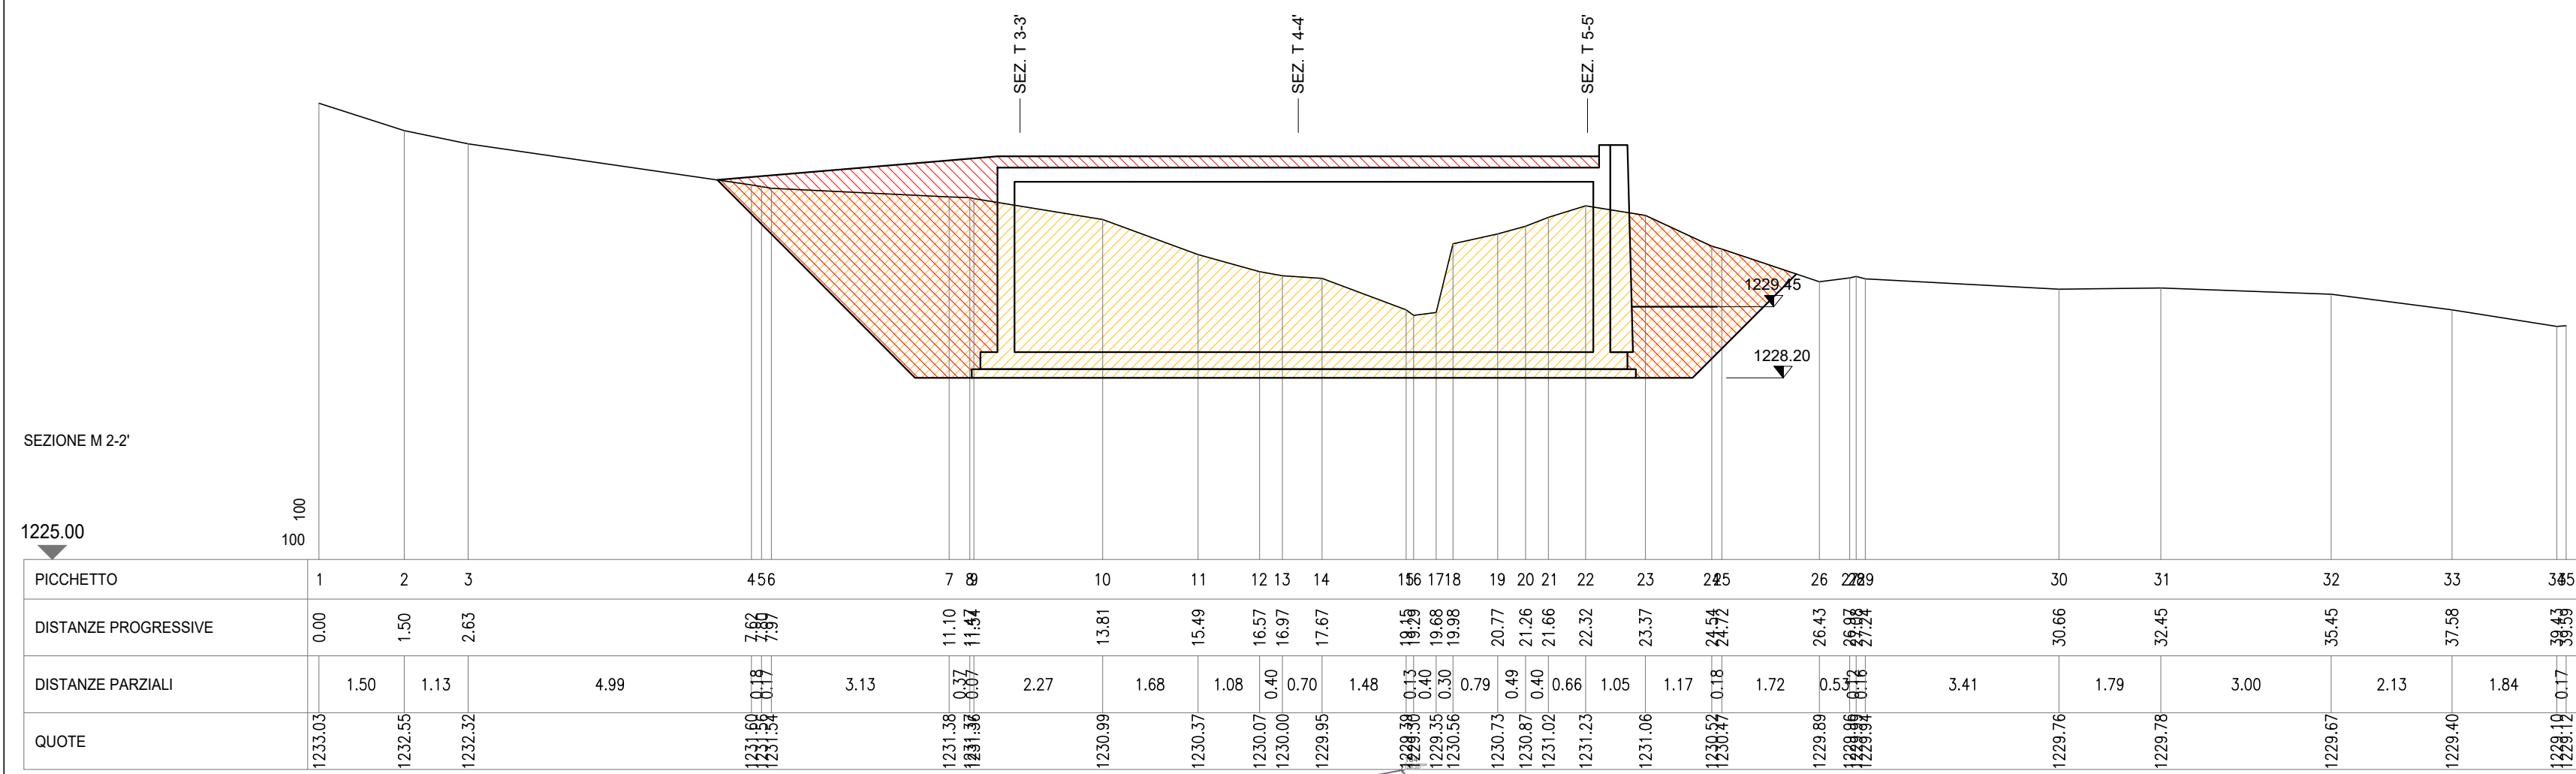


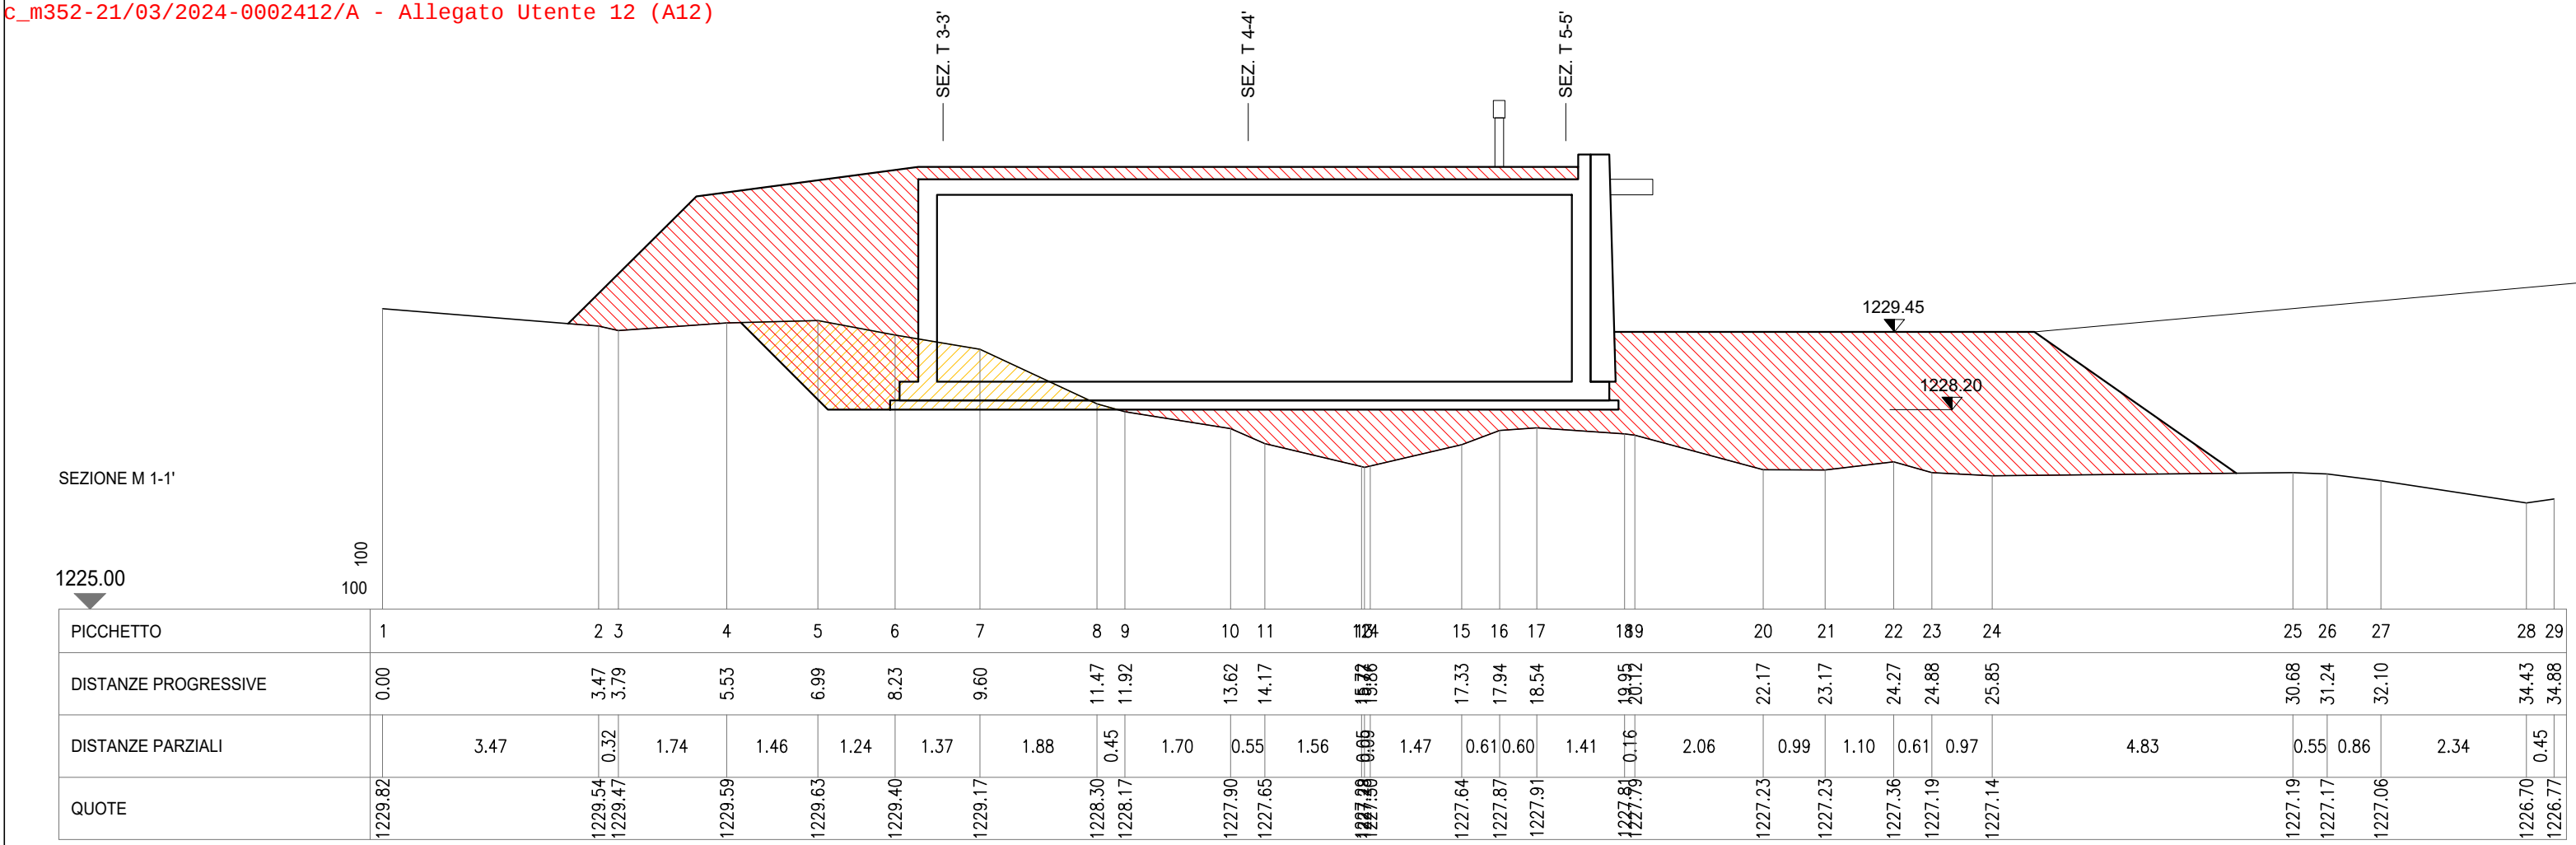


PIANTA
SCALA 1:50

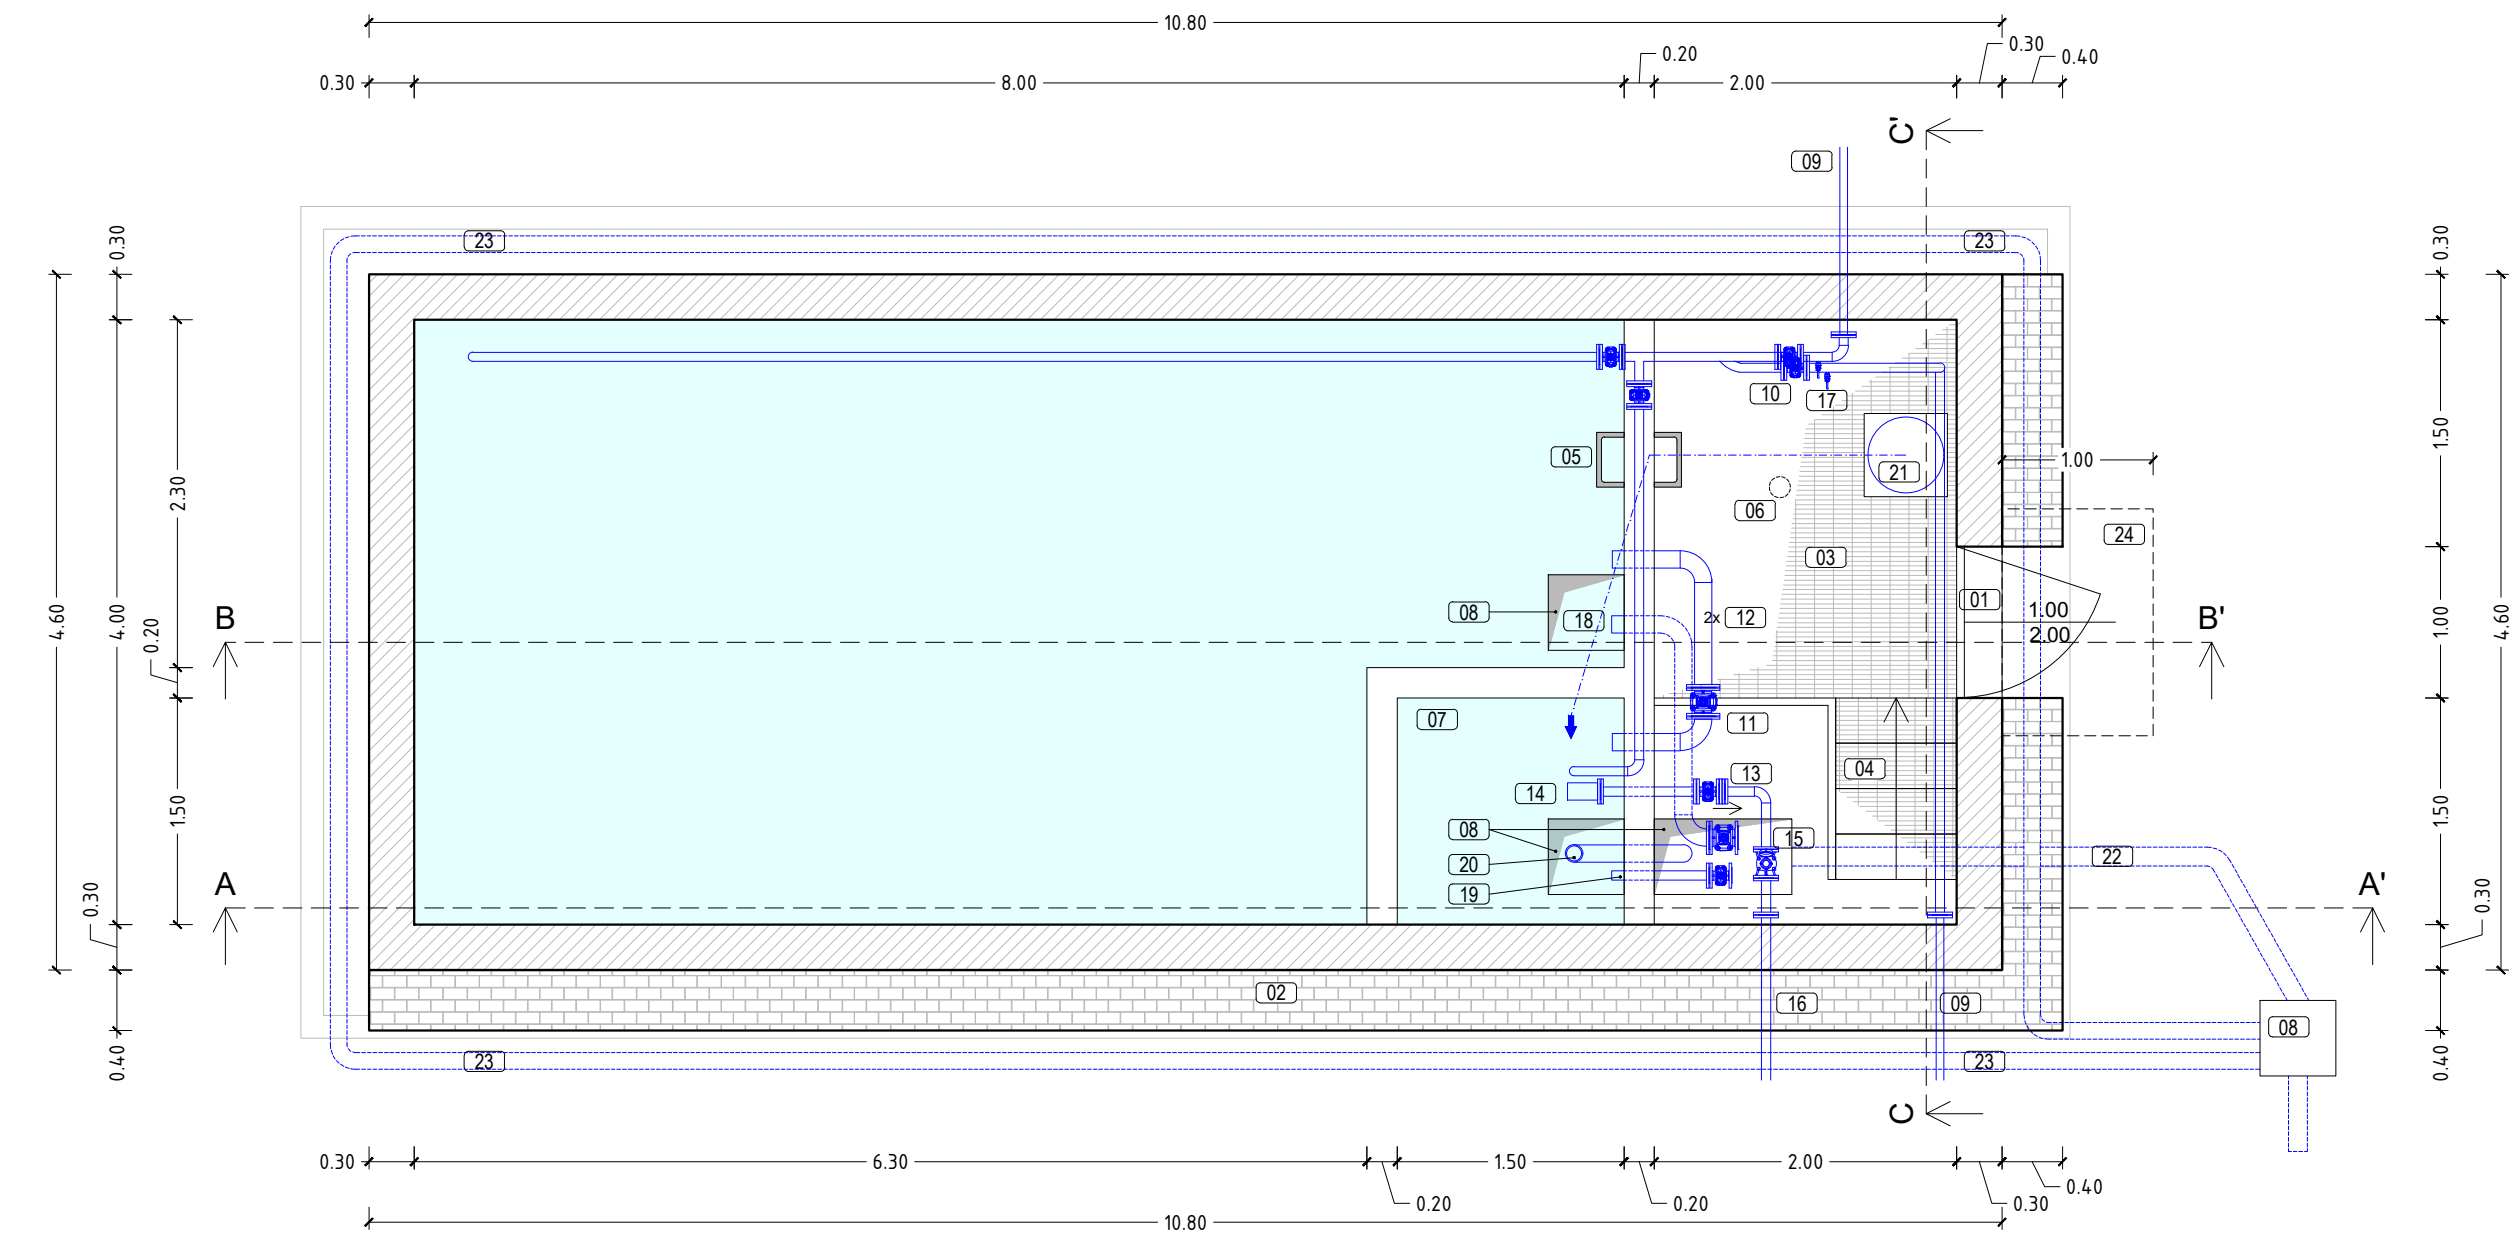


SEZ. A-A'
SCALA 1:50

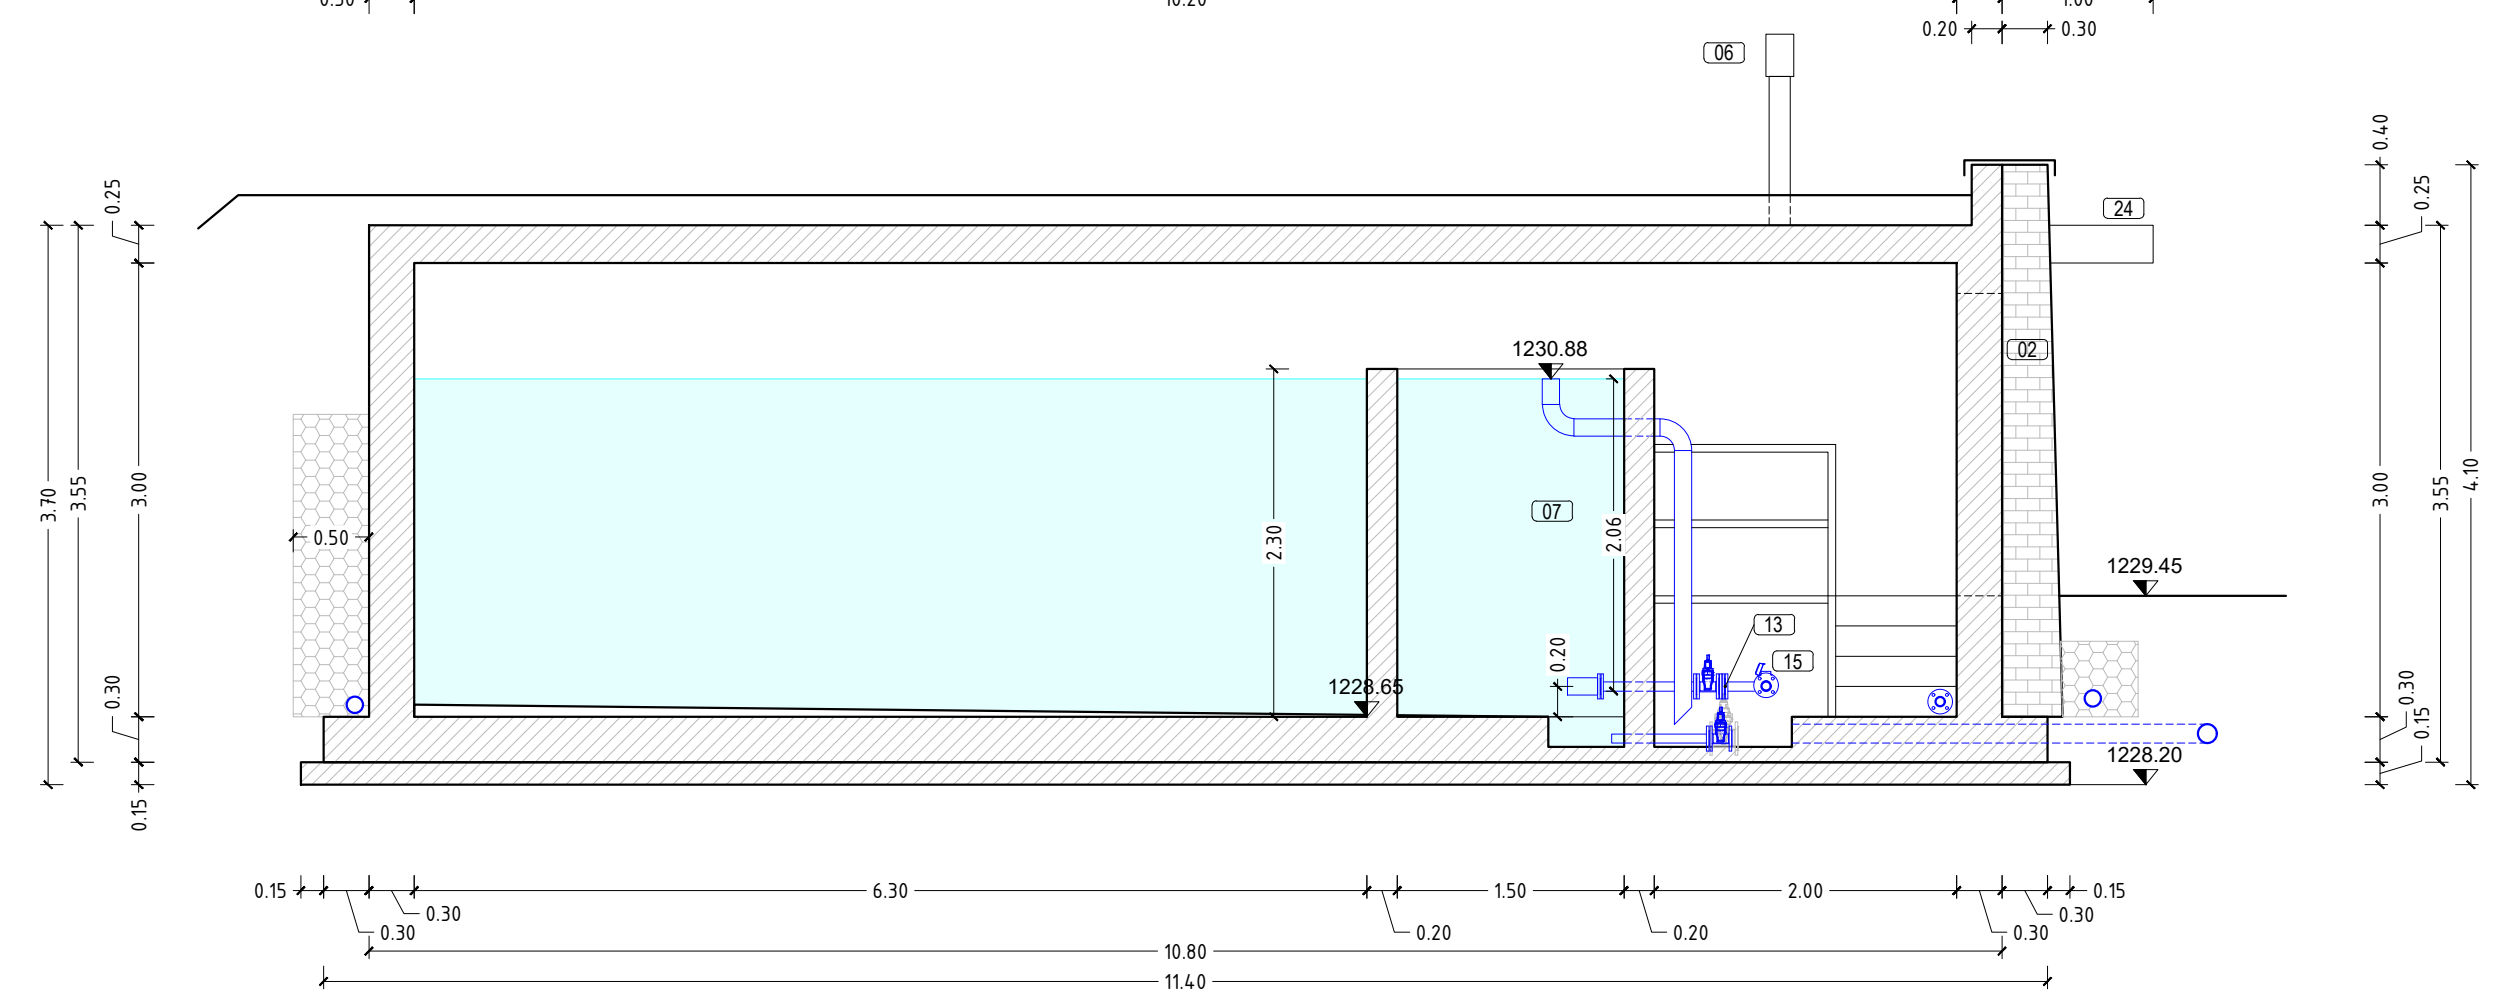

SEZ. C-C'
SCALA 1:50

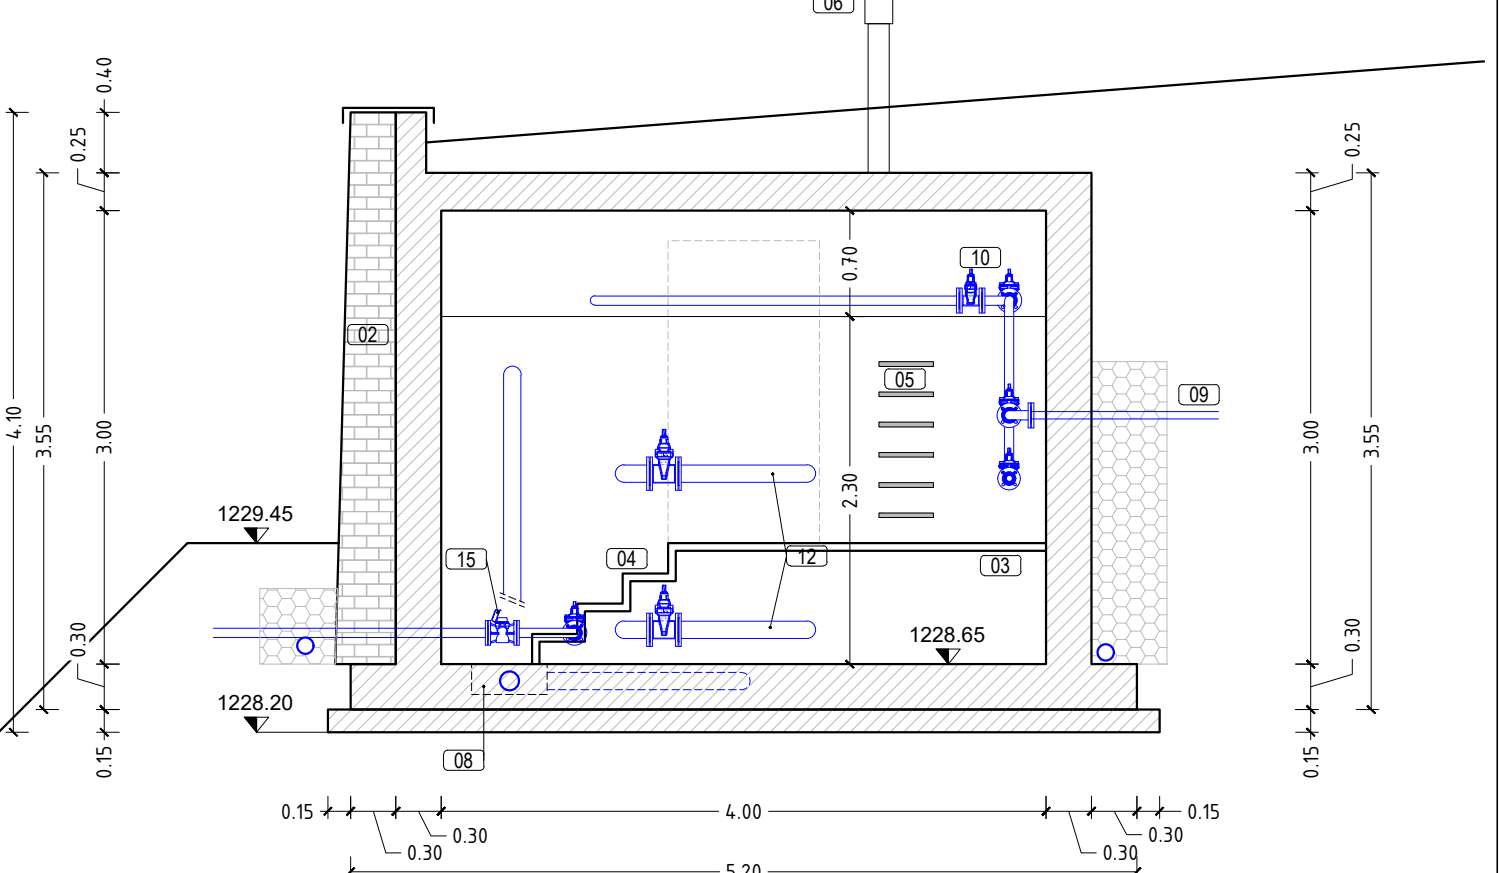

SEZ. B-B'
SCALA 1:50

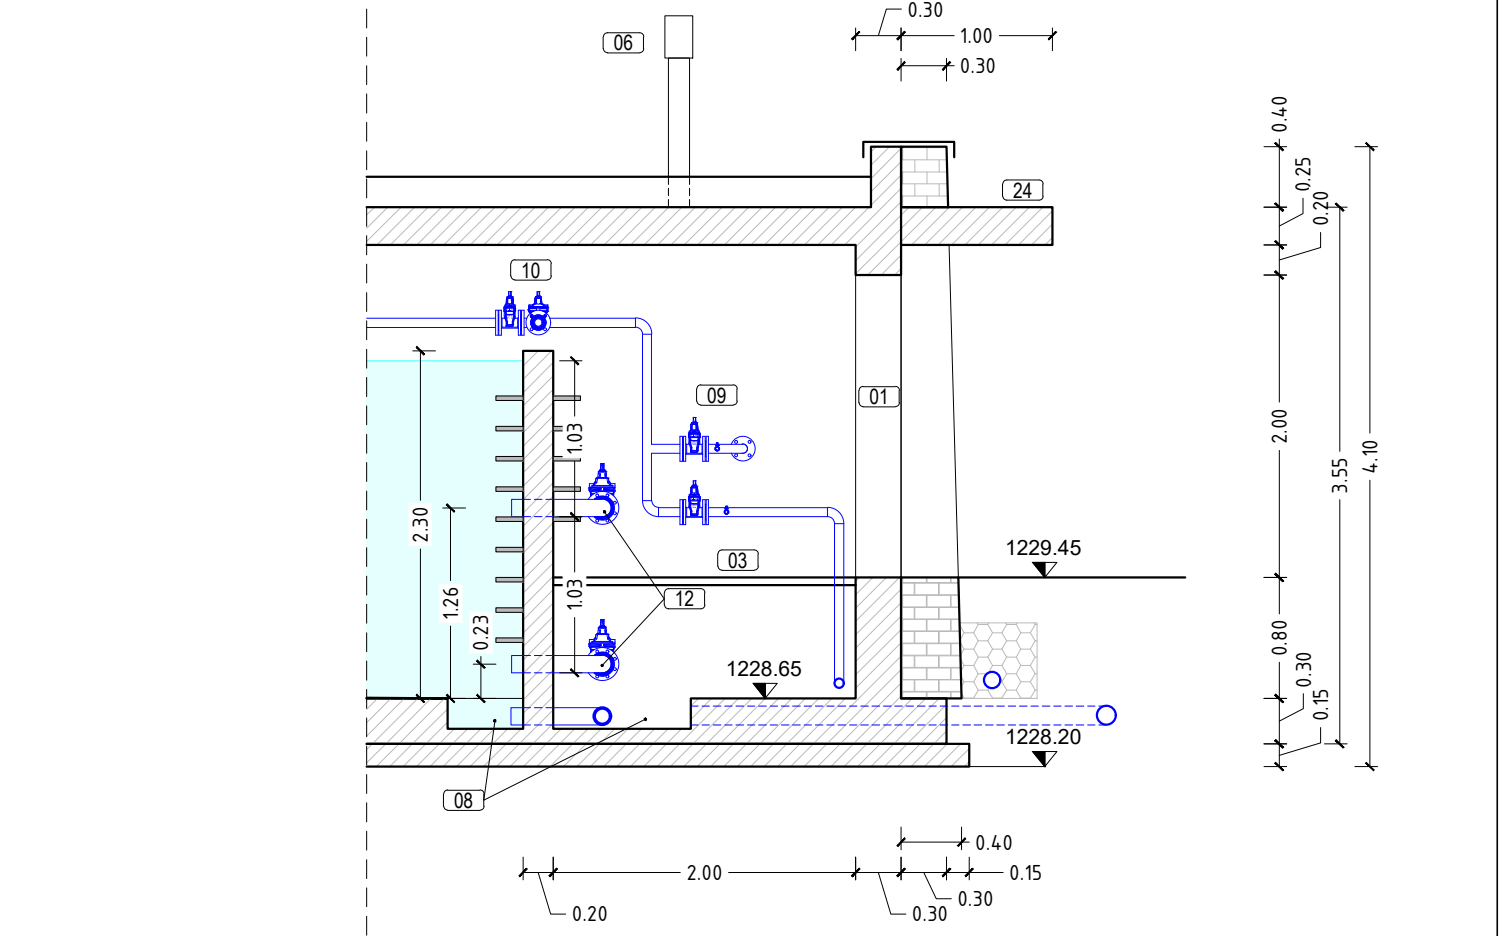

Provincia Autonoma di Trento

Realizzazione di un acquedotto antincendio-potabile a servizio della frazione di Rango nel comune di Borgo Chiese

PROGETTO DI FATTIBILITÀ TECNICA ED ECONOMICA

Committente: **Comune di Borgo Chiese**

DATA	TITOLO	ELABORATO
MARZO 2024	SERBATOIO OSSERA	T4.PFTE
VERSIONE 001		
DATA STAMPA 15/03/2024	CONTENUTO	
SCALA 1:200 - 1:50	Planimetria, pianta e sezioni	



Ing. Giorgio Marazzan
Via Madonna, 9
38123 - Trento (TN)
mail: giorgio.marazzan@provincia.tn.it
38122 Trento (TN)

ORDINE DEGLI INGEGNERI
DELLA PROVINCIA DI TRENTO
GIORGIO MARAZZAN
Ingegnere civile e ambientale
iscritto al N. 3287 d'Albo - Sezione A degli Ingegneri

- (01) PORTA D'INGRESSO INOX CON AERAZIONE
- (02) PARAMENTO AD OPERA INCERTA
- (03) GRIGLIATO IN ACCIAIO ZINCATO
- (04) SCALE CON CORRIMANO IN ACCIAIO ZINCATO
- (05) SCALETTI ANTISCIVOLI ALLA MARINARA
- (06) CAMMINO DI AERAZIONE (PROIEZIONE IN PIANTA)
- (07) VASCA DI CONTATTO
- (08) POZZETTO DI SCARICO
- (09) INGRESSO DA SORGENTI HDPE PN16 DE50
- (10) 6x SARACINESCA A CUNEIO GOMMATO DN50
- (11) 3x SARACINESCA A CUNEIO GOMMATO DN100
- (12) 2x CONNESSIONE IDRICA DN100
- (13) 1x VALVOLA DI NON-RITORNO A CLAPET DN50
- (14) 1x SUCCHIERUOLA DI DERIVAZIONE
- (15) 1x MISURATORE VOLUMETRICO WOLTMANN DN50
- (16) USCITA ALLA RETE HDPE PN16 DE63
- (17) 2x VALVOLA A SFERA Ø 1/2"
- (18) 1x SCARICO DI FONDO DN100
- (19) 1x SCARICO DI FONDO DN50
- (20) 1x SCARICO DI TROPPO-PIENO DN100
- (21) IMPIANTO DI SANIFICAZIONE A DOSAGGIO DI IPOCLORITO
- (22) SCARICO PVC DE125
- (23) TURO FISSURATO PE DE110
- (24) TETTOIA (PROIEZIONE IN PIANTA)